

IZAT/IW-505-77/2018

Nowy Sącz, 16.04.2018

Dot. : uzgodnienia budowy kanalizacji sanitarnej wraz z przyłączami w m. Bańska Niżna w gminie Szaflary oraz m. Biały Dunajec w gminie Biały Dunajec

Egz. Nr ..1

**Przedsiębiorstwo Produkcyjno-Usługowe
„DOMED” Sp. z o.o.
Ul. Bystrzycka 26
54-215 Wrocław**

Zakład Linii Kolejowych w Nowym Sączu informuje, iż zgodnie z Art. 57 Ustawy o Transporcie Kolejowym z dnia 28 marca 2003r./Dz. U. Nr 86 poz.789 z późn. zmianami/udzielenie odstępstwa od usytuowania budynków lub budowli i wykonywania robót ziemnych w odległościach mniejszych niż określone w w/w ustawie oraz Rozporządzeniu Ministra Infrastruktury z dnia 07 sierpnia 2008 r. w sprawie wymagań w zakresie odległości i warunków dopuszczających usytuowanie drzew i krzewów, elementów ochrony akustycznej i wykonywania robót ziemnych w sąsiedztwie linii kolejowej, a także sposobu urządzania i utrzymywania zastłon odśnieżnych oraz pasów przeciwpożarowych / Dz. U. 2008 nr 153 poz. 955 / leży w kompetencji właściwego organu administracji architektoniczno-budowlanej, w rozumieniu przepisów prawa budowlanego, po uzyskaniu opinii właściwego zarządcy infrastruktury kolejowej.

Tutejszy Zakład uzgadniając przedmiotową inwestycję w tym zbliżenia do osi toru kolejowego stwierdził, iż inwestycja ta nie powoduje zagrożenia życia ludzi lub bezpieczeństwa mienia oraz bezpieczeństwa i prawidłowego funkcjonowania ruchu kolejowego, a także nie będzie zakłócać działania urządzeń służących do prowadzenia ruchu kolejowego. PKP Polskie Linie Kolejowe S.A. Zakład linii Kolejowych w Nowym Sączu

opiniuje pozytywnie

lokalizację oraz wnioski o udzielenie zgody – w trybie **art. 57** ustawy o transporcie kolejowym **na odstępstwo od warunków określonych w w/w ustawie** budowy kanalizacji sanitarnej wraz z przyłączami w m. Bańska Niżna w gminie Szaflary oraz m. Biały Dunajec w gminie Biały Dunajec. Jakichkolwiek prace, które w chwili obecnej nie są uwzględnione w przesłanych materiałach muszą być bezwzględnie uzgodnione z tutejszym Zakładem. Przy pracach w pobliżu naniesionych kabli telekomunikacji kolejowej TKM i TKD należy zachować szczególną ostrożność i dokonać ręcznego odkrycia tych kabli. Linia kolejowa nr 99 Chabówka – Zakopane podlegać będzie rewitalizacji, w związku z powyższym wymagamy, aby działania prace projektowych i realizacyjnych Państwa projektu były koordynowane z projektem rewitalizacji linii kolejowej.

Zakład Linii Kolejowych w Nowym Sączu jednocześnie zastrzega sobie, iż w przypadku przyszłościowej modernizacji lub przebudowy istniejącej linii kolejowej na tym odcinku, Polskie Linie Kolejowe S.A. nie będą ponosić żadnych kosztów związanych z ewentualnymi szkodami wynikłymi z tytułu udzielonej zgody-odstępstwa od obecnie obowiązujących przepisów cytowanej ustawy. Inwestor dokona przebudowy własnym kosztem i staraniem, w terminie wskazanym przez PKP PLK S.A. nie zgłaszając roszczeń wobec Spółki o zwrot kosztów poniesionych z tego tytułu.

W związku z przedmiotową lokalizacją w sąsiedztwie linii kolejowej, **PKP Polskie Linie Kolejowe S.A. oświadczają**, że nie będą ponosiły odpowiedzialności za szkodliwe oddziaływanie wibracji od przejeżdżających pociągów oraz prądów błądzących pochodzących od sieci trakcyjnej na ten obiekt obecnie jak i w przyszłości. Inwestor zastosuje własnym staraniem i na własny koszt ewentualne zabezpieczenia, aby zarówno podczas prowadzenia robót związanych z budową kanalizacji, jak również po ich zakończeniu inwestycja ta nie stanowiła zagrożenia dla ruchu kolejowego.

Koszt naszej usługi w zakresie uzgodnienia jw. na podstawie Decyzji Nr 15/2016, Dyrektora Zakładu Linii Kolejowych w Nowym Sączu z dnia 21.06.2016 r. § 4 wynosi 176,28 zł + podatek VAT wg stawki 23%

Warunkiem ważności niniejszego uzgodnienia jest dokonanie w/w opłat.
Ważność uzgodnienia 2 lata

ZASTĘPCA DYREKTORA


Damian Zięba

Wykonano w 2 egz.:

Egz. Nr 1 – adresat

Egz. Nr 2 do akt

Otrzymują: IZEK – celem wystawienia FV NIP 879-001-09-54

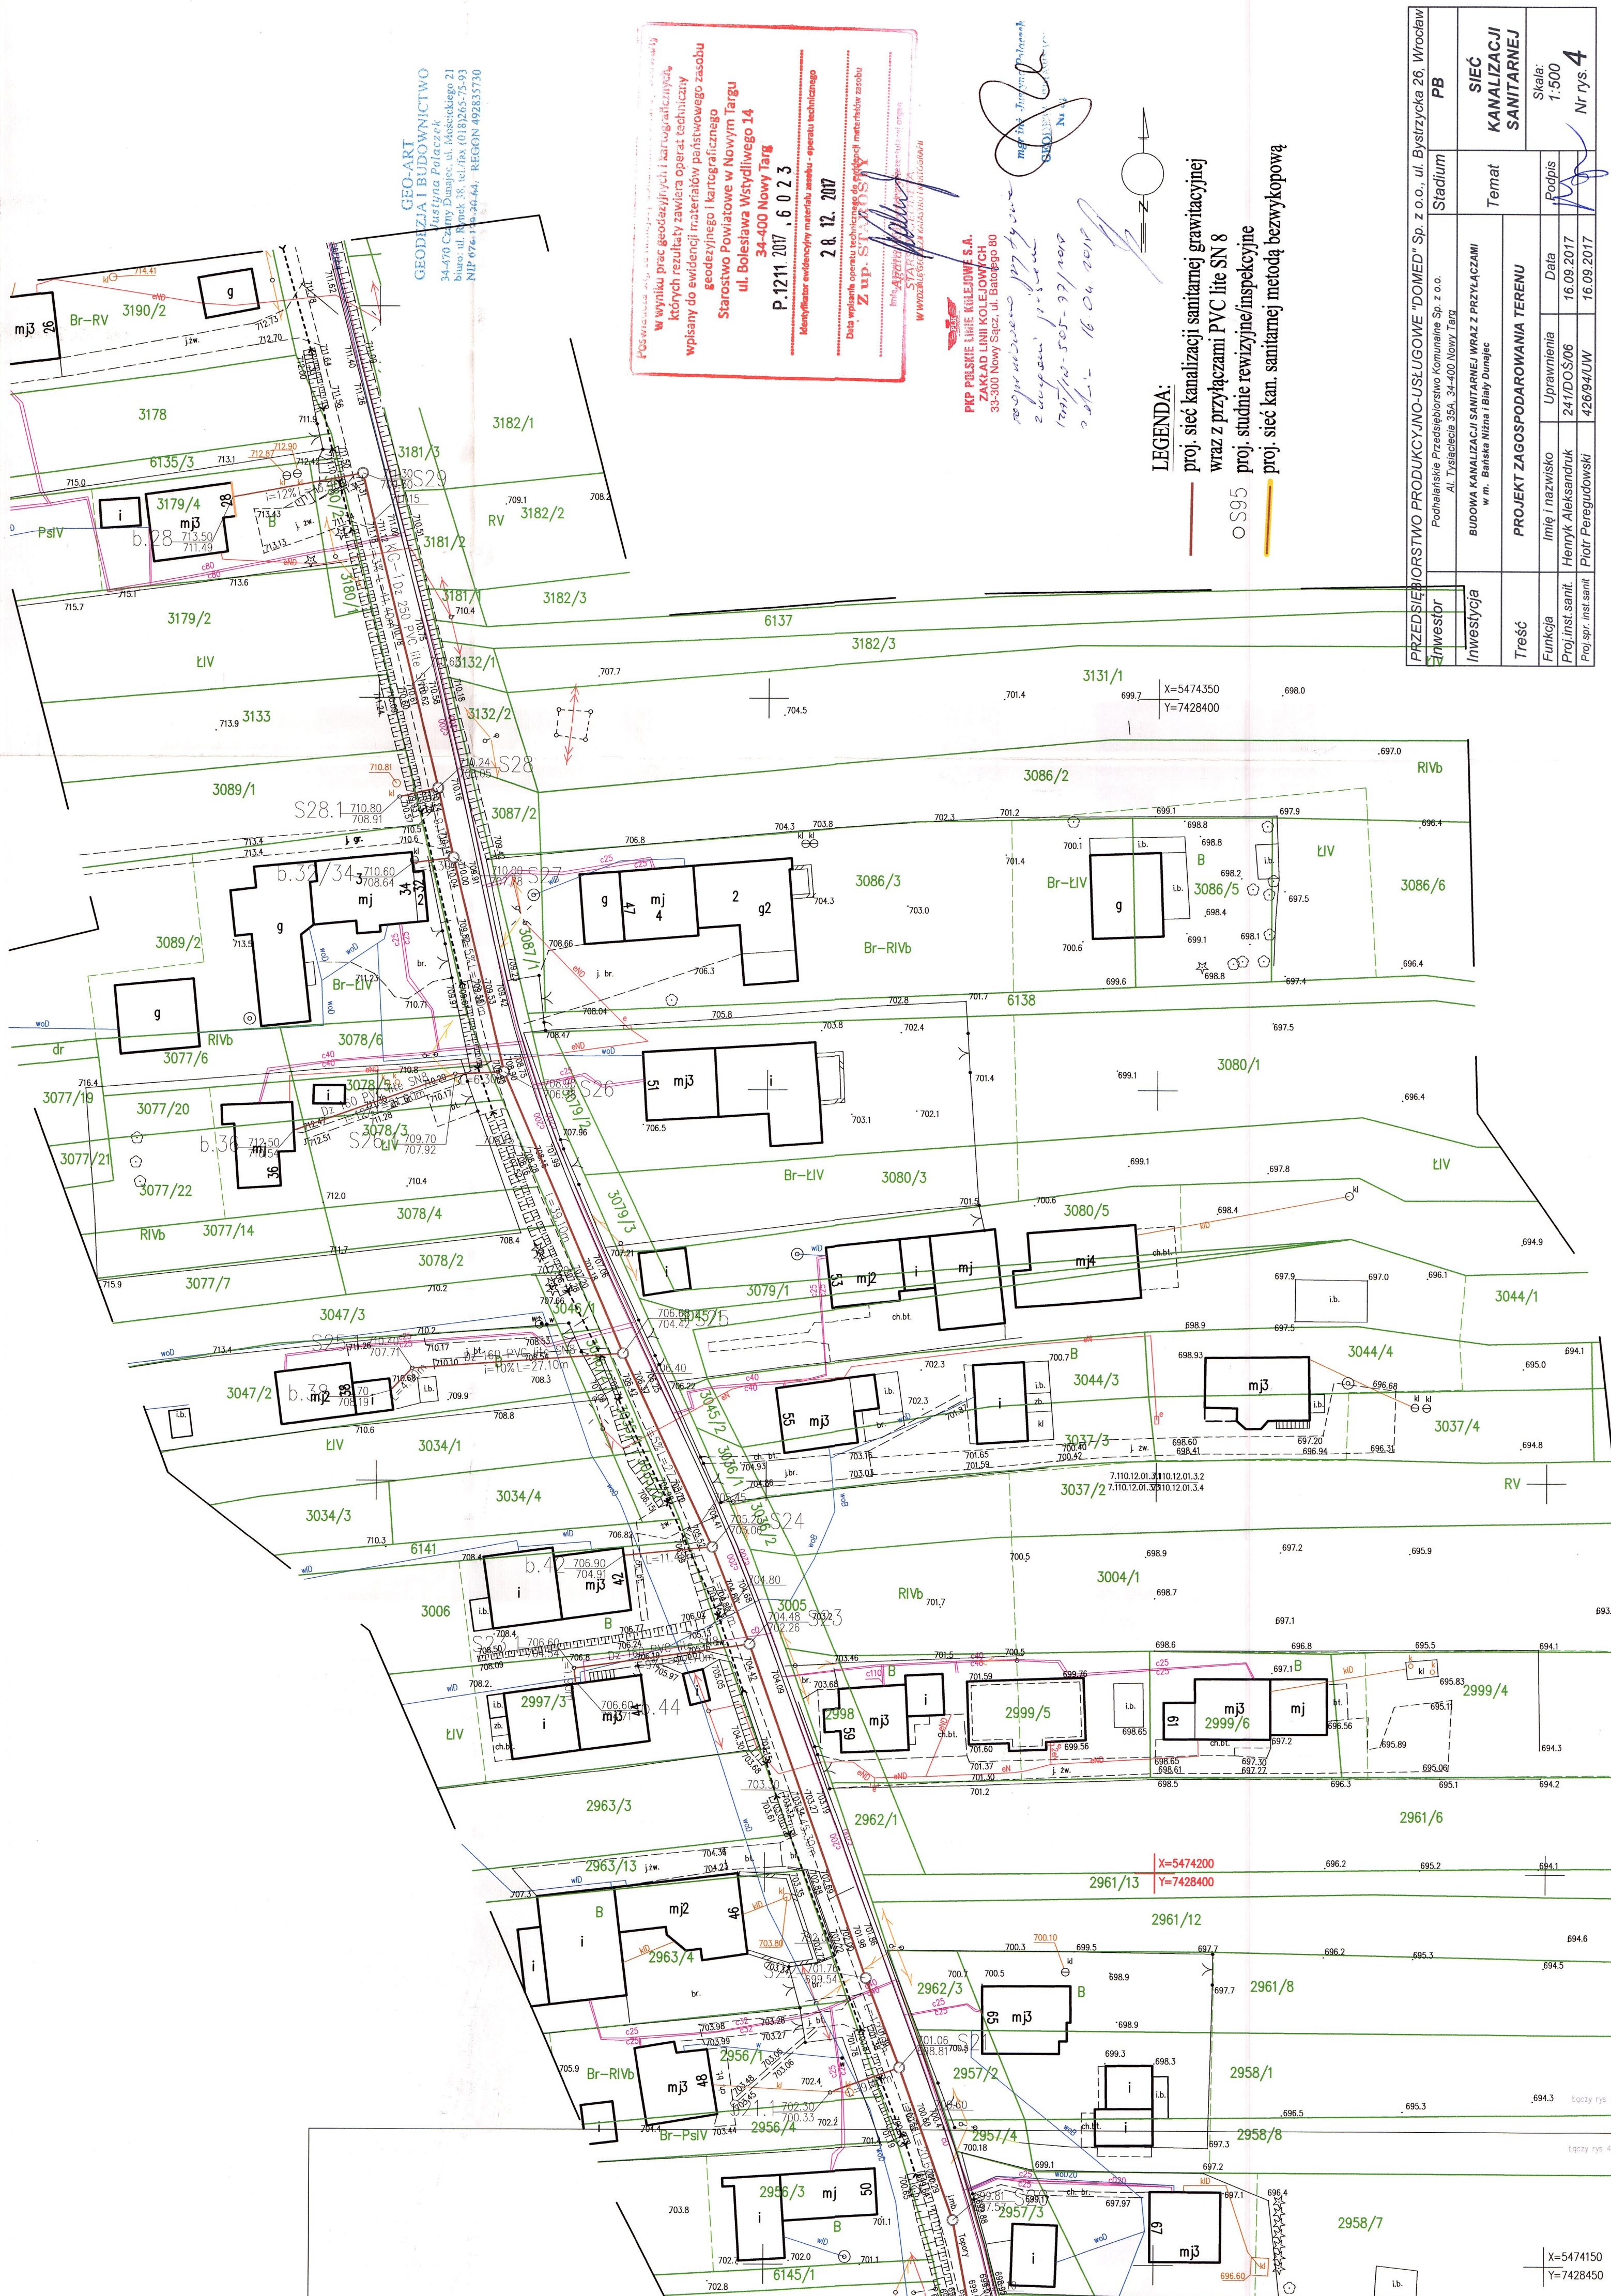


W wyniku prac geodetycznych i kartograficznych, których rezultaty zawiera operat techniczny wpisany do ewidencji materiałów państwowego zasobu geodezyjnego i kartograficznego
Starostwo Powiatowe w Nowym Targu
ul. Bolesława Wstydliwego 14
34-400 Nowy Targ
P.1211.2017.6.02.3
28.12.2017
Identyfikator ewidencji: materiału zasobu - operatu technicznego
Data wpisania operatu technicznego do ewidencji materiałów zasobu
Z up. STANISŁAW
WYDZIAŁ GEODEZJI I KARTOGRAFII
WYDZIAŁ GEODEZJI I KARTOGRAFII

PKP POLSKIE LINIE KOLEJOWE S.A.
ZAKŁAD LINII KOLEJOWYCH
33-300 Nowy Sącz, ul. Bataliego 80
2020-05-10
2020-05-10
2020-05-10

LEGENDA:
proj. sieć kanalizacji sanitarnej grawitacyjnej wraz z przyłączami PVC lite SN 8
proj. studnie rewizyjne/inspekcyjne
proj. sieć kan. sanitarnej metodą bezwypłopową

PRZEDSIĘWZIĘCIE: BUDOWA KANALIZACJI SANITARNEJ WRAZ Z PRZYŁĄCZAMI		PB	
Investor	Stadium	Temat	
Podmioty Przedsiębiorstwo Komunalne Sp. z o.o. Al. Tyśiąclecia 35A, 34-400 Nowy Targ		BUDOWA KANALIZACJI SANITARNEJ WRAZ Z PRZYŁĄCZAMI w m. Bańska Nizna i Białej Dunajec	
Treść		PROJEKT ZAGOSPODAROWANIA TERENU	
Funkcja	Imię i nazwisko	Uprawnienia	Data
Proj.inst.sanit.	Henryk Aleksandruk	241/DOŚ006	16.09.2017
Proj.spr.inst.sanit.	Piotr Peregudowski	426/04UW	16.09.2017
Skala: 1:500		Nr rys. 4	

X=5474150
Y=7428450

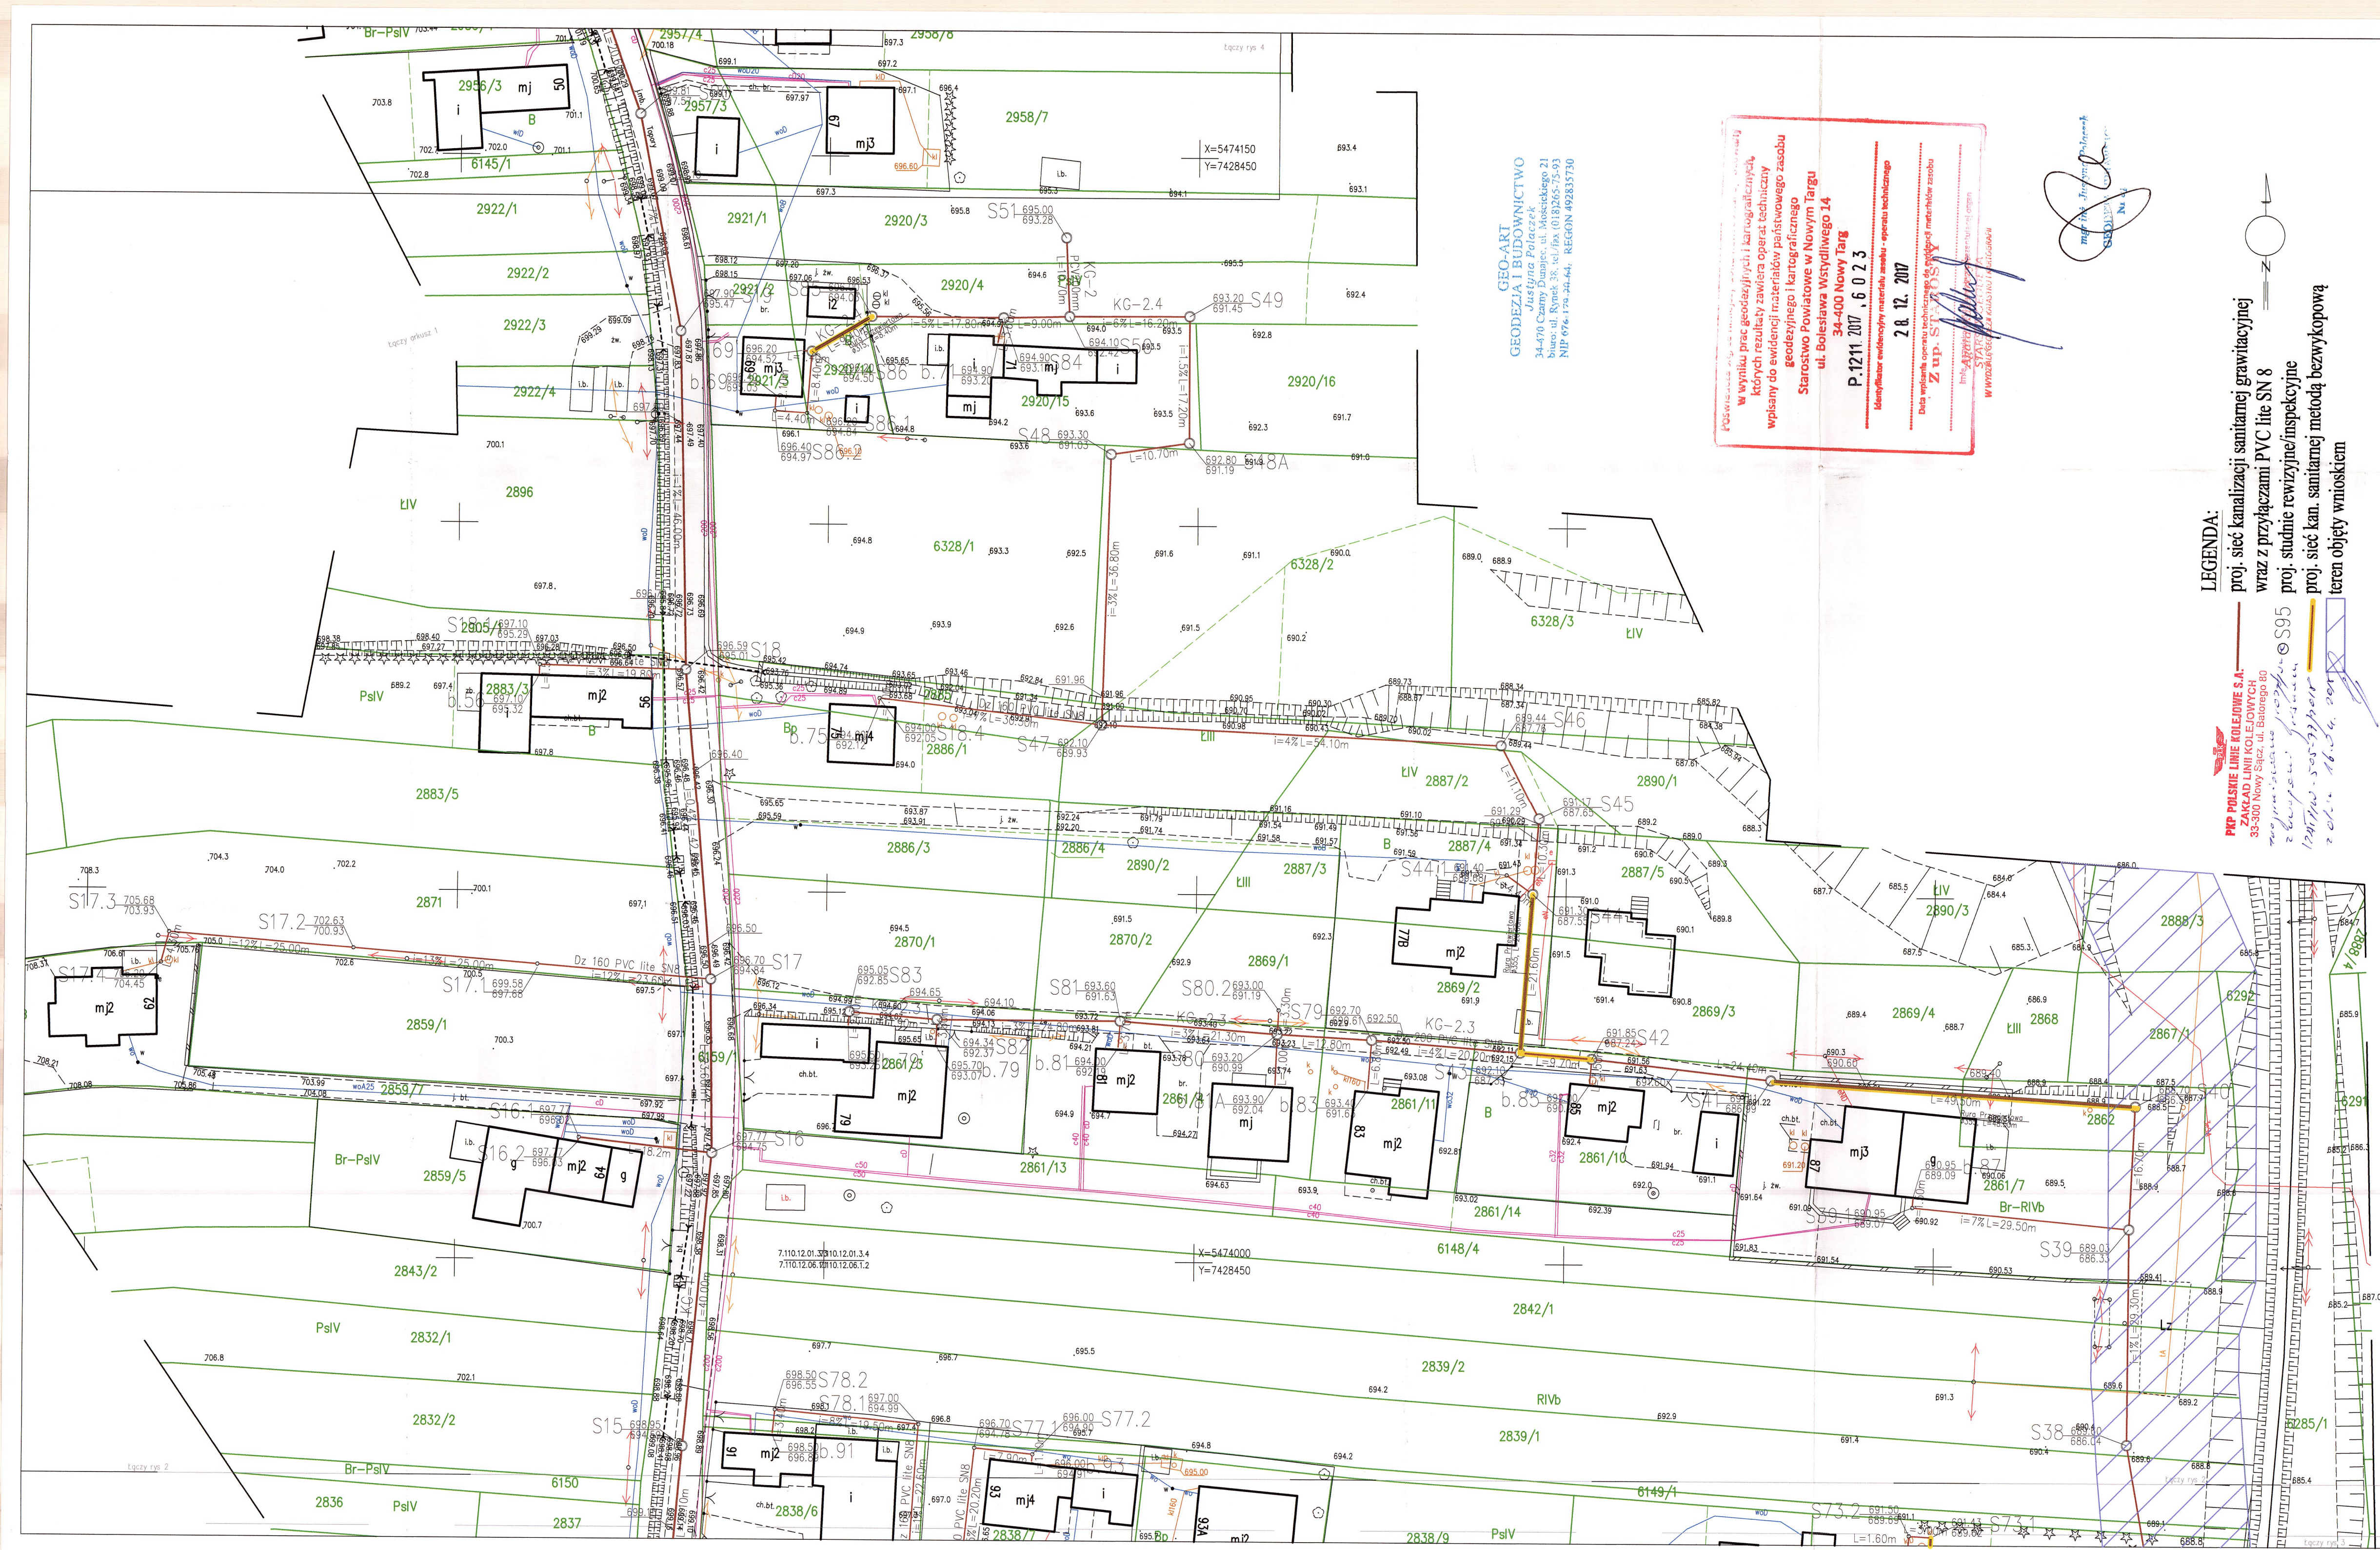

GEO-ART
GEODEZJA I BUDOWNICTWO
Justyna Polczakowska 21
biuro: ul. Rynek 38, tel./fax: (018) 265-55-93
NIP 676.170.24.44, REGON 492835730

W wyniku prac geodezyjnych i kartograficznych,
których rezultaty zawiera operat techniczny
wpisany do ewidencji materiałów państwowego zasobu
geodezyjnego i kartograficznego
Starostwo Powiatowe w Nowym Targu
ul. Bolesława Wystydliwego 14
P.1211.2017.6.02.3
Identyfikator ewidencyjny materiału zasobu - operatu technicznego
28.12.2017
Data wpisania operatu technicznego do ewidencji materiałów zasobu
Z up. ST. 1211.2017.6.02.3
Imię i nazwisko
STARSZY INSPIKTOR
WWW.BUDOWNICTWO.GEO-ART.PL

mgr inż. Justyna Polczakowska
21

LEGENDA:

- proj. sieć kanalizacji sanitarnej grawitacyjnej wraz z przyłączami PVC lite SN 8
- proj. studnie rewizyjne/inspekcyjne
- proj. sieć kan. sanitarnej metodą bezwykopową teren objęty wnioskiem

PIP POLSKIE LINIE KOLEJOWE S.A.
ZAKŁAD LINII KOLEJOWYCH
33-300 Nowy Sącz, ul. Batorego 80
właściciel: PIP
12.12.2017.6.02.3

PRZEDSIĘBIORSTWO PRODUKCJI NO-USŁUGOWE "DOMED" Sp. z o.o., ul. Bystrzycka 26, Wrocław		PB	
Inwestor	Podhalanckie Przedsiębiorstwo Komunalne Sp. z o.o. Al. Tysiąclecia 35A, 34-400 Nowy Targ	Stadium	
Inwestycja	BUDOWA KANALIZACJI SANITARNEJ WRAZ Z PRZYŁĄCZAMI w m. Bańska Włzina i Bały Dunajec		
Treść	PROJEKT ZAGOSPODAROWANIA TERENU		
Funkcja	Imię i nazwisko	Uprawnienia	Data
Proj. inst. sanit.	Henryk Aleksandruk	241/DOS/06	16.09.2017
Proj. spr. inst. sanit.	Piotr Peregrudowski	426/04/UW	16.09.2017
Temat		SIĘĆ KANALIZACJI SANITARNEJ	Skala: 1:500
			Nr rys. 3

Poswiadczenie
W wyniku prac geodezyjnych i kartograficznych,
których rezultaty zawiera operat techniczny
wpisany do ewidencji materiałów państwowego zasobu
geodezyjnego i kartograficznego
Starostwo Powiatowe w Nowym Targu
ul. Bolesława Wstydliwego 14
34-400 Nowy Targ
P.1211.2017, 6 0 2 3
Identyfikator ewidencyjny materiału zasobu - operatu technicznego
2 8. 12. 2017
Data wpisania operatu technicznego do ewidencji materiałów zasobu
Z up. ST. 2051Y
Imię i nazwisko geodety Justyna Palaczek
W WYDZIALE GEODEZJI I KARTOGRAFII



LEGENDA:
proj. sieć kanalizacji sanitarnej grawitacyjnej
wraz z przyłączami PVC lite SN 8
proj. studnie rewizyjne/inspekcyjne
proj. sieć kan. sanitarnej metodą bezwypłową
teren objęty wnioskiem

PRZEDSIĘBIORSTWO PRODUKCYJNO-USŁUGOWE "DOMED" Sp. z o.o., ul. Bystrzycka 26, Wrocław		PB	
Investor	Podhalanckie Przedsiębiorstwo Komunalne Sp. z o.o.	Stadium	
Investycja	AL Tyśiąclecia 35A, 34-400 Nowy Targ	Temat	SIEĆ KANALIZACJI SANITARNEJ
Treść	BUDOWA KANALIZACJI SANITARNEJ WRAZ Z PRZYŁĄCZAMI w m. Bańska Właza i Błoty Dunajec		
Funkcja	Imię i nazwisko	Data	Skala: 1:500
Proj.inst.sanit.	Hennryk Aleksandrak	16.09.2017	Nr rys. 2
Proj.spr.inst.sanit.	Piotr Peregudowski	16.09.2017	

PKP POLSKIE LINIE KOLEJOWE S.A.
ZAKŁAD LINII KOLEJOWYCH
33-300 Nowy Sącz, ul. Batorego 80
Załącznik nr 1 do projektu
12.09.2017 16.09.2017

GEO-ART
GEODEZIA I BUDOWNICTWO
Justyna Polaczek
34-470 Czarny Dunajec, ul. Mostckiego 21
biuro: ul. Rynek 38, tel./fax (018)265-75-93
NIP 676-179-24-64, REGON 492835730


W wyniku prac geodezyjnych i kartograficznych, których rezultaty zawiera operat techniczny wpisany do ewidencji materiałów państwowego zasobu geodezyjnego i kartograficznego
Starostwo Powiatowe w Nowym Targu
ul. Bolesława Wystydliwego 14
P 1211 2017, 6 0 2 3
Identyfikator ewidencyjny materiału zasobu - operatu technicznego
28.12.2017
Data wpisania operatu technicznego do ewidencji materiałów zasobu
Z up. STANISŁAW
Inż. Justyna Polaczek
W WODZISŁAWIE, dnia 16.09.2017 r.

mgr inż. Justyna Polaczek
Geodezja i Budownictwo
GEO-ART

- LEGENDA:
- proj. sieć kanalizacji sanitarnej grawitacyjnej wraz z przyłączami PVC lite SN 8
 - proj. studnie rewizyjne/inspekcyjne
 - proj. sieć kan. sanitarnej metodą bezwypłową
 - teren objęty wnioskiem

PRZEDSIĘBIORSTWO PRODUKCYJNO-USŁUGOWE "DOMED" Sp. z o.o., ul. Bystrzycka 26, Wrocław				
Inwestor	Podhalanckie Przedsiębiorstwo Komunalne Sp. z o.o. Al. Tysiąclecia 35A, 34-400 Nowy Targ		Stadium	PB
Inwestycja	BUDOWA KANALIZACJI SANITARNEJ WRAZ Z PRZYŁĄCZAMI w m. Bańska Nizna i Biały Dunajec		Temat	
Treść	PROJEKT ZAGOSPODAROWANIA TERENU			
Funkcja	Imię i nazwisko	Uprawnienia	Data	Skala: 1:500 Nr rys. 1
Proj. inst. sanit.	Henryk Aleksandruk	241/DOS/06	16.09.2017	
Proj. spr. inst. sanit.	Piotr Peregućowski	426/94/UW	16.09.2017	

PKP POLSKIE LINIE KOLEJOWE S.A.
ZAKŁAD LINII KOLEJOWYCH
33-300 Nowy Sącz, ul. Batorego 80
rozprawa z wyznaczeniem
z wyznaczeniem
17.09.2017 r. 16.09.2017

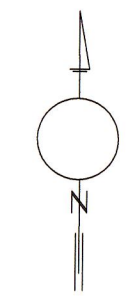

GEO-ART
GEODEZJA I BUDOWNICTWO
Justyna Polaczek
34-470 Czarny Dunajec, ul. Mościńskiego 21
biuro: ul. Rynek 38, tel./fax (018)265-75-93
NIP 676-179-20-64, REGON 492835730

woj.: małopolskie
powiat: tatrzański
jednostka ewidencyjna: 121702_2 Biały Dunajec
obrob: 201 Biały Dunajec
RZG: 6640.1.1335.2016

Układ współrzędnych prostokątnych – 2000 strefa 7
Układ odniesienia wysokości: PL-KRON86-NH
data opracowania mapy: 20.11.2017
ukł.2000: 7 – 7.110.12.06.1.3, 7.110.12.06.1.4, 7.110.12.06.3.1, Powstała na podstawie istniejącej mapy sył- wys w skali 1:500 i nowego pomiaru
7.110.12.06.3.2, 7.110.12.06.3.3, 7.110.12.06.3.4
Granice nie ustalono na gruncie
Granice działek wykreślono na podstawie
mapy ewidencyjnej m. Biały Dunajec w skali 1:2880

mapa pod projekt kanalizacji sanitarnej – ze względu
na liniowy charakter inwestycji nie badano słuszności gruntowych

LEGENDA:

- wiatła
⊙ 15+900 – stulepie hektometry
— zrywopłot
△ — znak drogowy

MAPA DO CELÓW PROJEKTOWYCH

SKALA 1:500
ARKUSZ 2

PKP POLSKIE LINIE KOLEJOWE S.A.
ZAKŁAD LINII KOLEJOWYCH
33-300 Nowy Sącz, ul. Batołowego 80

LEGENDA:

- proj. sieć kanalizacji sanitarnej grawitacyjnej wraz z
przyłączami PVC lite SN 8
○ S215 proj. studnie rewizyjne/inspekcyjne
××××× istniejąca kanalizacja sanitarna - odcinki do likwidacji
— proj. sieć kan. sanitarnej metodą bezwykopową
— teren objęty wnioskiem

Poświadczam, że niniejszy dokument został opracowany
w wyniku prac geodezyjnych i kartograficznych, których
rezultaty zawiera operat techniczny wpisany do ewidencji
materiałów państwowego zasobu geodezyjnego i kartograficznego

STAROSTA TATRZAŃSKI
34-500 Zakopane, ul. Chramcówki 15

Identyf. ewid. materiału zasobu
- operatu technicznego P.1217.2017.2554

data wpisania operatu technicznego
do ewid. materiałów zasobu 14. GRU. 2017

mgr inż. STAROSTY

mgr inż. **Maria Malacina**
Kier. Jm. Referatu Zasobu Geodezyjnego
Wydział Geodezji, Kartografii, Katastru
i Gospodarki Nieruchomościami

mgr inż. Justyna Polaczek
geodeta uprawniający
nr upr. 18798

PRZEDSIĘBIORSTWO PRODUKCYJNO-USŁUGOWE "DOMED" Sp. z o.o., ul. Bystrzycka 26, Wrocław					
Investor		PB		Stadium	
Inwestycja		BUDOWA SIECI KANALIZACJI SANITARNEJ WRAZ Z PRZYŁĄCZAMI w m. Bańska Niżna i Biał Dunajec		Temat	
Treść		PROJEKT ZAGOSPODAROWANIA TERENU		SIEĆ KANALIZACJI SANITARNEJ	
Funkcja		Imię i nazwisko		Skala:	
Proj. inst. sanit.		Henryk Aleksandruk		1:500	
Proj. spr. inst. sanit.		Piotr Peregudowski		Nr rys. 2	
		16.09.2017		