



Wójt Gminy Szaflary

Podhalańskie
Przedsiębiorstwo Komunalne Sp. z o.o.
Al. Tysiąclecia 35
34-400 Nowy Targ

Nasz znak: PPGK.7021.4.2017.TB

data: 2017-01-11

Dotyczy : Opracowanie dokumentacji projektowej budowy kanalizacji sanitarnej wraz z przyłączami w m. Bańska Nizna w Gminie Szaflary oraz m. Biały Dunajec w Gminie Biały Dunajec.

W odpowiedzi na wniosek z dnia 27.12.2016r., data wpływu na dziennik podawczy Urzędu Gminy Szaflary 29.12.2016r., Podhalańskiego Przedsiębiorstwa Komunalnego Sp. z o.o. 34-400 Nowy Targ Al. Tysiąclecia 35 w imieniu którego występuje pełnomocnik Pan Leszek Lorenc zam. ul. Drukarska 43/23, 53-311 Wrocław Przedsiębiorstwo Produkcyjno – Usługowe „Domed” Sp. z o.o. ul. Bystrzycka 26, 54-215 Wrocław, w nawiązaniu do uzgodnienia budowy kanalizacji sanitarnej w pasie dróg gminnych, uzgadnia się i zatwierdza zakres odbudowy dróg zgodnie z załączonymi przekrojami konstrukcyjnymi.

Załączniki :

1. Odbudowa dróg gminnych , przekroje typowe

INSPEKTOR
mgr inż. Tomasz Buńda

Z up. WÓJTA
Kierownik Referatu Planowania Przestrzennego,
Budownictwa, Gospodarki Komunalnej i Inwestycji

grybała
Aneta Sarniecka-Grzybała

Otrzymują:

1. Podhalańskie Przedsiębiorstwo Komunalne Sp. z o.o.
34-400 Nowy Targ Al. Tysiąclecia 35
w imieniu którego występuje pełnomocnik :
Pan Leszek Lorenc
ul. Drukarska 43/23, 53-311 Wrocław
Przedsiębiorstwo Produkcyjno – Usługowe
„Domed” Sp. z o.o. ul. Bystrzycka 26, 54-215 Wrocław
2. a/a w m.


ZAKŁADNIU DO PISMA 8 DN. 11.01.2017v.
ZNAK: PPGW.7021.4.2017.TB

URZĄD GMINY
34-424 SZAFŁARY
ul. Żakopieńska 18
pow. nowotarski
woj. małopolskie


INSPEKCYJA
[Signature]
mgr inż. Andrzej Kozłowski

Z up. WÓJTA
Kierownik Referatu Planowania Przestrzennego,
Budownictwa, Gospodarki Komunalnej i Inwestycji
[Signature]
Aneta Sarniecka-Grzybata


PRZEKRÓJ TYPOWY - NAWIERZCHNIE ASFALTOWE
OGRANICZONE OPORKIEM KAMIENNYM

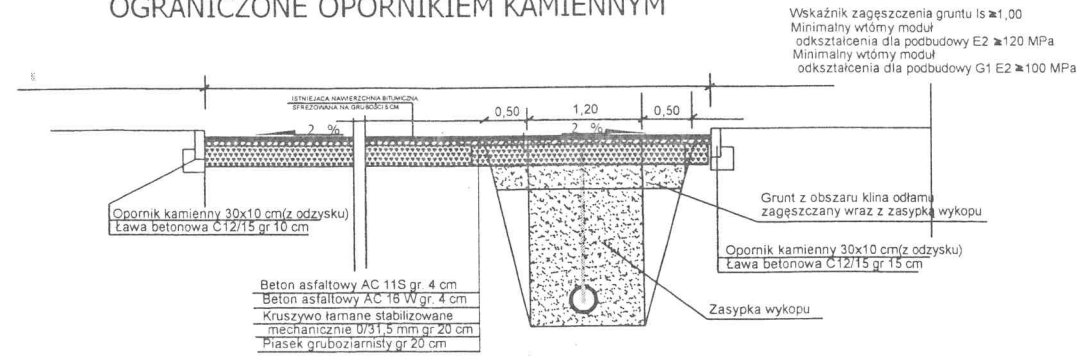

PRZEKRÓJ TYPOWY - NAWIERZCHNIE ASFALTOWE

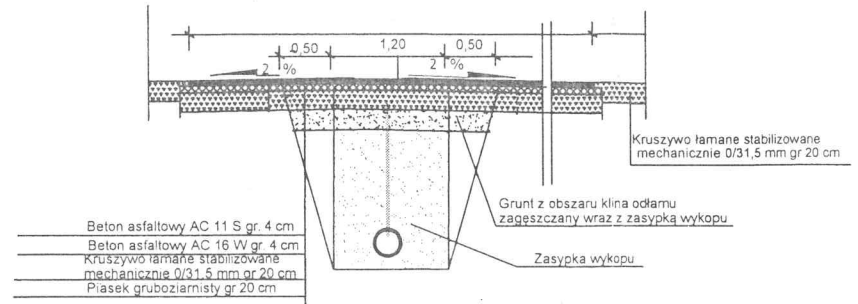

PRZEKRÓJ TYPOWY - NAWIERZCHNIE ŻWIROWE I ZIEMNE

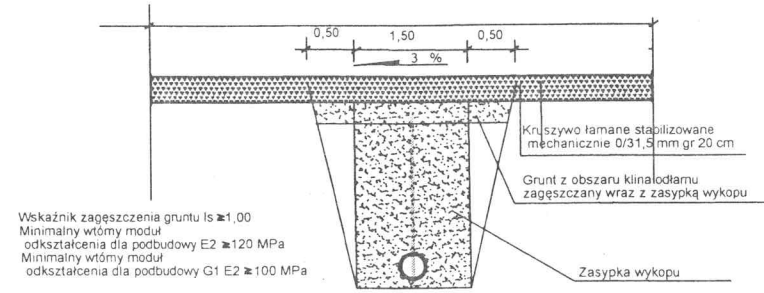

PRZEDSIĘBIORSTWO PRODUKCYJNO-USŁUGOWE "DOMED" Sp. z o.o., ul. Bysrzycka 26, Wrocław				
Inwestor	Podhalańskie Przedsiębiorstwo Komunalne Sp. z o.o. Al. Tysiąclecia 35A, 31-400 Nowy Targ		Stadium	PB
Inwestycja	BUDOWA KANALIZACJI SANITARNEJ WRAZ Z PRZYŁĄCZAMI w m. Bańska Niżna w Gminie Szafłary oraz w m. Biały Dunajec - w Gminie Biały Dunajec		Temat	SIEĆ KANALIZACJI SANITARNEJ
Treść	PROJEKT ZAGOSPODAROWANIA TERENU Bańska Niżna - ul. Topor, Biały Dunajec - ul. Krajowa			Skala 1:20
Funkcja	Imię i nazwisko	Uprawnienia	Data	Pełnia
Proj.inst.sanit.	Henryk Aleksandruk	241/DOS/06	XII 2016	
Proj.spr. inst.sanit.	Piotr Peregudowski	426/94/UW	XII 2016	
Asyst. projektanta	Aleksandra Pola		XII 2016	

Nr rys. 1