



PAŃSTWOWY POWIATOWY INSPEKTOR SANITARNY W NOWYM TARGU

Znak: PSSE.NNZ.420-2-2/17

Nowy Targ, dnia 02.01.2017r.

**Podhalańskie Przedsiębiorstwo
Komunalne sp. z o.o.
Al. Tysiąclecia 35A
34-400 Nowy Targ**

OPINIA SANITARNA Nr 1/2017

Na podstawie art. 12 ust 1 i art. 3 pkt 2 i 3 ustawy z dnia 14 marca 1985r. o Państwowej Inspekcji Sanitarnej (tekst jednolity Dz. U. z 2015r. poz.1412 z późn. zm.), w związku z art. 56 ust. 1 pkt 2 i art. 5 ust. 1 pkt 1 lit. d. Ustawy z dnia 7 lipca 1994r. – Prawo budowlane (tekst jednolity Dz. U. z 2016r. poz. 290), Rozporządzeniem Ministra Infrastruktury z dnia 12 kwietnia 2002r. w sprawie warunków technicznych, jakim powinny odpowiadać budynki i ich usytuowanie (tekst jednolity Dz. U. z 2015r. poz. 1422), Rozporządzeniem Ministra Środowiska z 18 listopada 2014r. w sprawie warunków, jakie należy spełnić przy wprowadzaniu ścieków do wód lub do ziemi oraz w sprawie substancji szczególnie szkodliwych dla środowiska wodnego (Dz. U. z 2014r. poz. 1800) - **Państwowy Powiatowy Inspektor Sanitarny w Nowym Targu**, po zapoznaniu się z dokumentacją inwestycji: **„Opracowanie dokumentacji projektowej budowy kanalizacji sanitarnej wraz z przyłączami w m. Bańska Niżna w Gminie Szaflary oraz m. Biały Dunajec”**
Jednostka Projektowa: PRZEDSIĘBIORSTWO PRODUKCYJNO-USŁUGOWE „DOMED” Sp. z o.o., 54-215 Wrocław ul. Bystrzycka 26

u z g a d n i a
przedłożoną dokumentację
bez zastrzeżeń

UZASADNIENIE

Pełnomocnik Inwestora zwrócił się do Państwowego Powiatowego Inspektora Sanitarnego w Nowym Targu o uzgodnienie dokumentacji projektowej w/w inwestycji.

Przedłożona dokumentacja projektowa obejmuje projekt budowy kanalizacji sanitarnej wraz z przyłączami w m. Bańska Niżna w Gminie Szaflary. Część dotycząca projektu kanalizacji w Białym Dunajcu nie jest przedmiotem uzgodnienia ze względu na brak kompetencji PPIS w Nowym Targu.

Na omawianym terenie występuje zabudowa jednorodzinna oraz usługowa (pensjonaty, agroturystyka). Ponadto zlokalizowane są budynki związane z działalnością gospodarczą. Większość budynków podłączonych jest do istniejącej sieci wodociągowej, część korzysta ze studni głębinowych. Z budynków objętych niniejszym opracowaniem ścieki bytowo-gospodarcze odprowadzane są obecnie do zbiorników bezodpływowych. Teren uzbrojony jest w sieci: telekomunikacyjną (nadziemną i podziemną), energetyczną (nadziemną i podziemną), ciepłowniczą oraz sieć wodociągową.

Powiatowa Stacja Sanitarно-Epidemiologiczna w Nowym Targu
34-400 Nowy Targ, ul. Jana Kazimierza 6
www.pssenowytarg.wsse.krakow.pl e-mail: nowytarg@psse.malopolska.pl
adres skrytki na ePUAP: /PSSE_Nowy-Targ/Sekretariat
centrala tel.: (+48) 18 266-29-14, 18 266-31-65
sekretariat PPIS tel.: (+48) 18 266-29-14 (wew.207), fax: (+48) 18 266-97-77
REGON: 000598894 / NIP: 735-22-40-209

Łączna, sumaryczna dobową ilość ścieków przewidzianych do odprowadzenia projektowaną kanalizacją z gospodarstw objętych niniejszym opracowaniem wynosi: $Q_{\max d\acute{s}c} = 115,5 \text{ m}^3/\text{d}$.

W ramach realizacji w/w przedsięwzięcia zaprojektowano: sieć kanalizacji sanitarnej z przyłączami do działek. Sieć kanalizacji sanitarnej zaprojektowano w systemie grawitacyjnym oraz częściowo ciśnieniowym. Opracowanie obejmuje projekt przepompowni ścieków sanitarnych. Odbiornikiem ścieków jest istniejąca kanalizacja sanitarna - kolektor ks500 zlokalizowany na działce nr 12595/5 (obwód Biały Dunajec).

Łączna długość sieci wynosi:

- kanalizacja sanitarna – grawitacyjna (budowa) wraz z przyłączami: ok. 3,5 km
- kanalizacja sanitarna – grawitacyjna (przebudowa): ok. 50 m
- kanalizacja sanitarna – ciśnieniowa: ok. 0,7 km

Przewody kanalizacyjne kolektorów głównych i odgałęzień zaprojektowano z rur i kształtek PVC SN8 o śr. 250 mm oraz 200 mm, natomiast pozostałe przewody przyłączy z rur i kształtek PVC o śr. 160 mm (usługowe o śr. 200 mm). Wszystkie rurociągi montowane na szczelnych połączeniach kielichowych z uszczelką gumową. Średnia głębokość ułożenia rur kanalizacji grawitacyjnej wynosi $h = 1,6 \div 3,5 \text{ m}$ ppt.

Uzbrojeniem kolektorów głównych będą: studnie przelotowe PCV425 mm, studnie węzłowe PP600 mm oraz studnie betonowe Ø1000 mm z elementów łączonych na uszczelki gumowe, z dnem prefabrykowanym i zamontowanymi przejściami szczelnymi.

Przejścia poprzeczne pod drogami asfaltowymi, rowami, ciekami wodnymi wykonywane będą metodą bezwykopową, bez naruszania struktury jezdni, dna rowów, cieków wodnych.

Sieć kanalizacji sanitarnej wraz z przyłączami została zlokalizowana głównie na działkach gminnych oraz prywatnych. Lokalizację kolektorów oraz przyłączy kanalizacyjnych uzgodniono z właścicielami działek. Zaprojektowano rozdzielczy system kanalizacji sanitarnej. Całą sieć projektuje się w systemie grawitacyjnym.

Przedłożoną dokumentację uzgadnia się pozytywnie po względem wymagań sanitarno-higienicznych zgodnie z Rozporządzeniem Ministra Infrastruktury z dn. 12.04.2002r. w sprawie warunków technicznych, jakim powinny odpowiadać budynki i ich usytuowanie (tekst jednolity Dz. U. z 2015r. poz. 1422), Ustawą z dnia 7 lipca 1994r. – Prawo budowlane (tekst jednolity Dz. U. z 2016r. poz. 290), Rozporządzeniem Ministra Środowiska z 18 listopada 2014r. w sprawie warunków, jakie należy spełnić przy wprowadzaniu ścieków do wód lub do ziemi oraz w sprawie substancji szczególnie szkodliwych dla środowiska wodnego (Dz. U. z 2014r. poz. 1800).

Opinia sanitarna dotyczy dokumentacji pn.: **„Opracowanie dokumentacji projektowej budowy kanalizacji sanitarnej wraz z przyłączami w m. Bańska Niżna w Gminie Szaflary oraz m. Biały Dunajec”**, na której znajduje się klauzula uzgodnienia Państwowego Powiatowego Inspektora Sanitarnego w Nowym Targu.


Biorąc powyższe pod uwagę orzeczono jak w sentencji **Opinii Sanitarnej**.

Państwowy Powiatowy Inspektor Sanitarny
w Nowym Targu

mgr inż. Jolanta Bakalarz

Otrzymują:

- ① x PRZEDSIĘBIORSTWO PRODUKCYJNO-USŁUGOWE „DOMED” Sp. z o.o.,
54-215 Wrocław ul. Bystrzycka 26
1 x a/a NZ w/m Wyk. BS. tel. 18 2662914 wew. 304

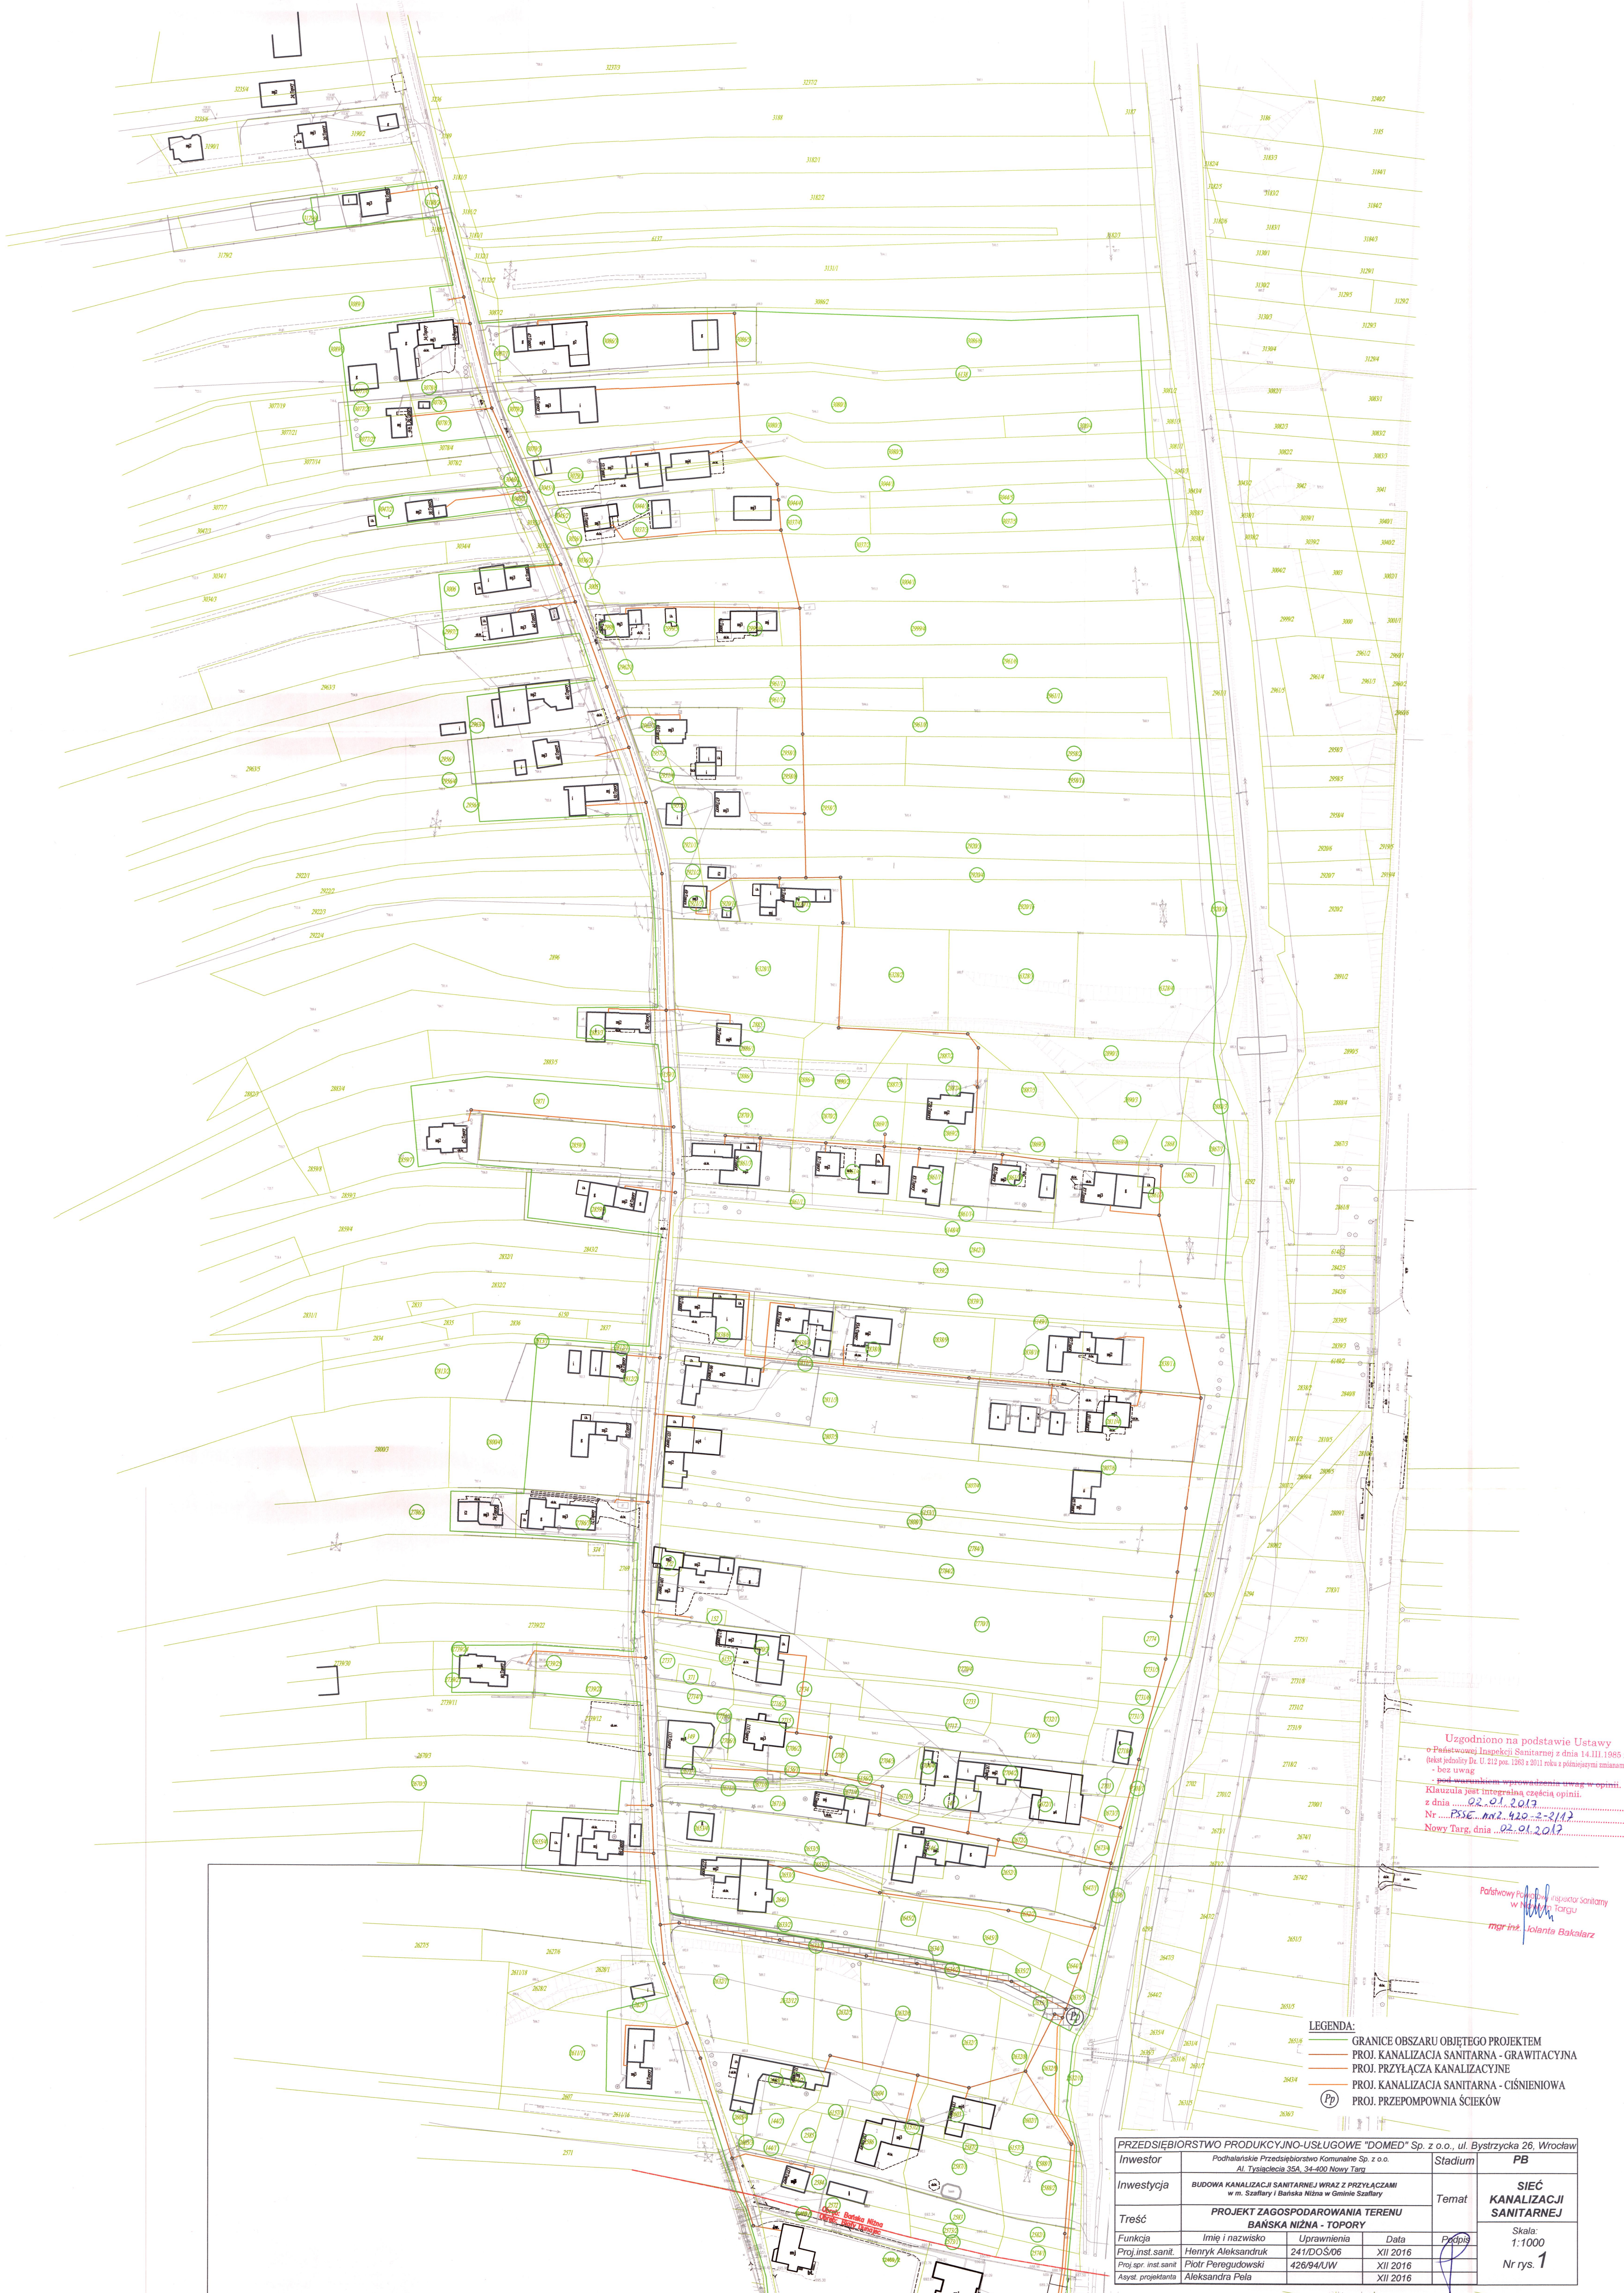

Uzgodniono na podstawie Ustawy
o Państwowej Inspekcji Sanitarnej z dnia 14.III.1985 r.
(tekst jednolity Dz. U. 212 poz. 1363 z 2011 roku z późniejszymi zmianami)
- bez uwag
Klauzula jest integralną częścią opinii.
z dnia 02.01.2017
Nr. PISSE.102.420.2-2/17
Nowy Targ, dnia 02.01.2017

Państwowy Inspektor Sanitarny
w Nowym Targu
mgr inż. Jolanta Bakalarz

- LEGENDA:
- GRANICE OBSZARU OBJĘTEGO PROJEKTEM
 - PROJ. KANALIZACJA SANITARNA - GRAWITACYJNA
 - PROJ. PRZYLĄCZA KANALIZACYJNE
 - PROJ. KANALIZACJA SANITARNA - CIŚNIENIOWA
 - PROJ. PRZEPOMPOWNIA ŚCIEKÓW

PRZEDSIĘBIORSTWO PRODUKCYJNO-USŁUGOWE "DOMED" Sp. z o.o., ul. Bystrzycka 26, Wrocław			
Investor	Podhalanckie Przedsiębiorstwo Komunalne Sp. z o.o. Al. Tysiąclecia 35A, 34-400 Nowy Targ	Stadium	PB
Investycja	BUDOWA KANALIZACJI SANITARNEJ WRAZ Z PRZYLĄCZAMI w m. Szafary i Bańska Niża w Gminie Szafary	Temat	SIEĆ KANALIZACJI SANITARNEJ
Treść	PROJEKT ZAGOSPODAROWANIA TERENU BAŃSKA NIŻA - TOPORY		
Funkcja	Imię i nazwisko	Uprawnienia	Data
Proj.inst.sanit.	Henryk Aleksandrak	241/DOS/06	XII 2016
Proj.spr.inst.sanit.	Piotr Peregudowski	426/94/UW	XII 2016
Asyst. projektanta	Aleksandra Pola		XII 2016
		Przebieg	Skala: 1:1000 Nr rys. 1



Uzgodniono na podstawie Ustawy
o Państwowej Inspekcji Sanitarnej z dnia 14.III.1985 r.
(tekst jednolity Dz. U. 215 poz. 1383 z 2011 roku z późniejszymi zmianami)
- bez uwag
podpisano:
Klauzula jest integralną częścią opinii.
z dnia 02.01.2017
Nr P.356.1102.420-2-21/17
Nowy Targ, dnia 02.01.2017

Państwowy Inspektor Sanitarny
w m. Nowy Targ
mgr inż. Jolanta Bakalarz

- LEGENDA:
- GRANICE OBSZARU OBJĘTEGO PROJEKTEM
 - PROJ. KANALIZACJA SANITARNA - GRAWITACYJNA
 - PROJ. PRZYŁĄCZA KANALIZACYJNE
 - PROJ. KANALIZACJA SANITARNA - CIŚNIENIOWA
 - PROJ. PRZEPOMPOWNIA ŚCIEKÓW

PRZEDSIĘBIORSTWO PRODUKCYJNO-USŁUGOWE "DOMED" Sp. z o.o., ul. Bystrzycka 26, Wrocław					
Investor	Podhalanckie Przedsiębiorstwo Komunalne Sp. z o.o. Al. Tysiąclecia 35A, 34-400 Nowy Targ			Stadium	PB
Investycja	BUDOWA KANALIZACJI SANITARNEJ WRAZ Z PRZYŁĄCZAMI w m. Szaffary i Bańska Niżna w Gminie Szaffary			Temat	SIEĆ KANALIZACJI SANITARNEJ
Treść	PROJEKT ZAGOSPODAROWANIA TERENU BAŃSKA NIŻNA - TOPORY				
Funkcja	Imię i nazwisko	Uprawnienia	Data	Podpis	Skala: 1:1000
Proj. inst. sanit.	Henryk Aleksandruk	241/DOS/06	XII 2016		Nr rys. 2
Proj. spr. inst. sanit.	Piotr Peregudowski	426/94/UW	XII 2016		
Asyst. projektanta	Aleksandra Pola		XII 2016		