
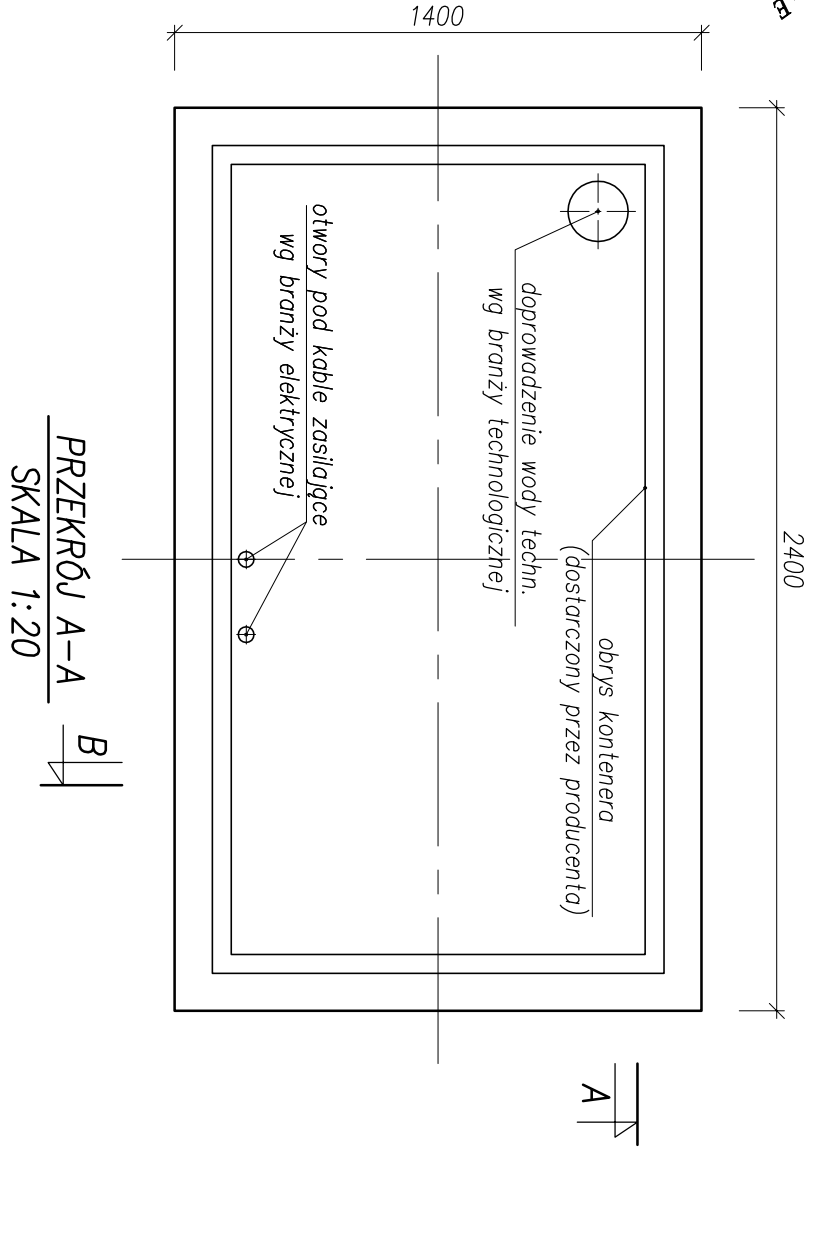



PUNKT ZLEWNY OSADÓW DOWOŻONYCH - RZUT

SKALA 1:20

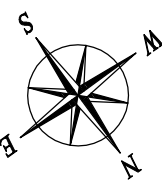


PRZĘKŁÓJ A-A
SKALA 1:20

SKALA 1:20

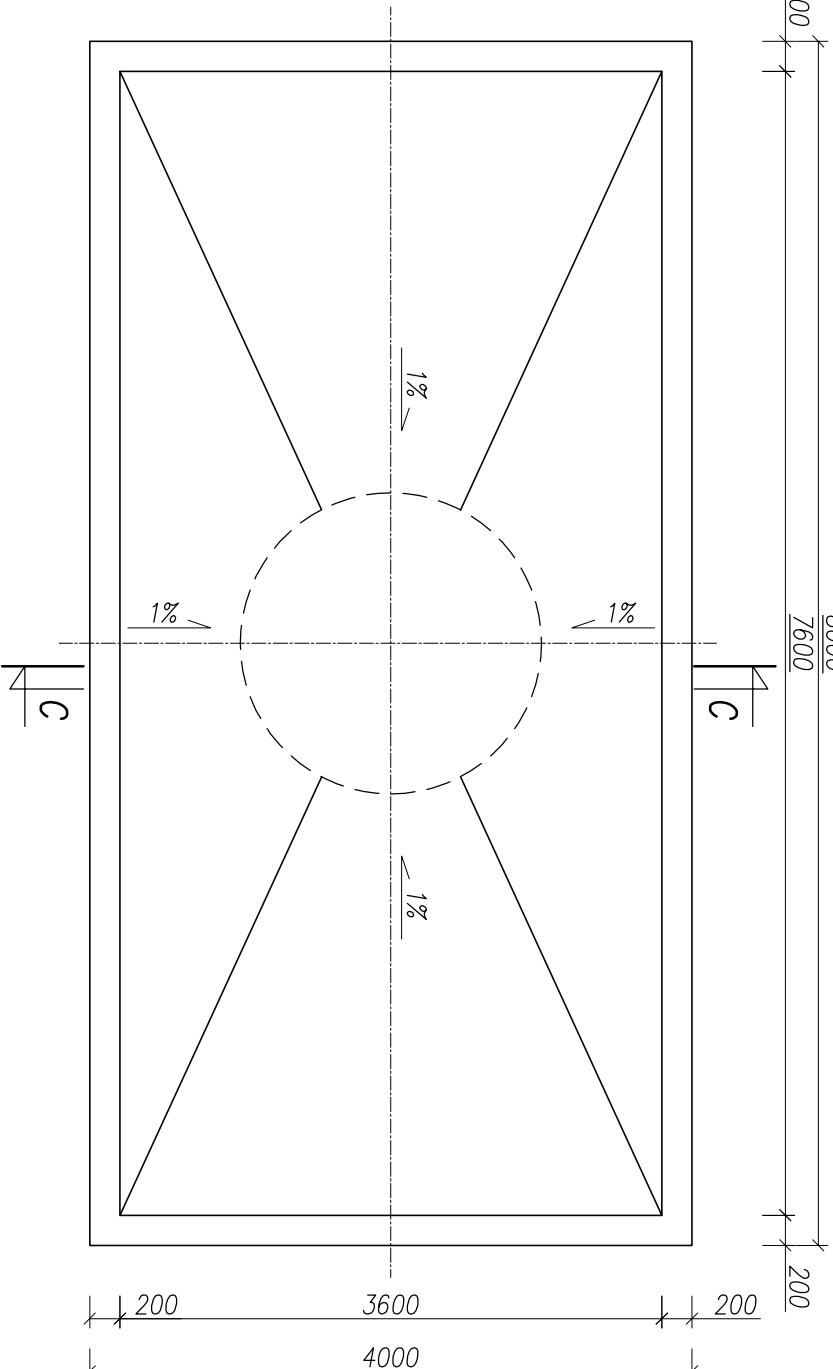


PRZEKRÓJ C-C
SKALA 1:20

SKALA 1:20

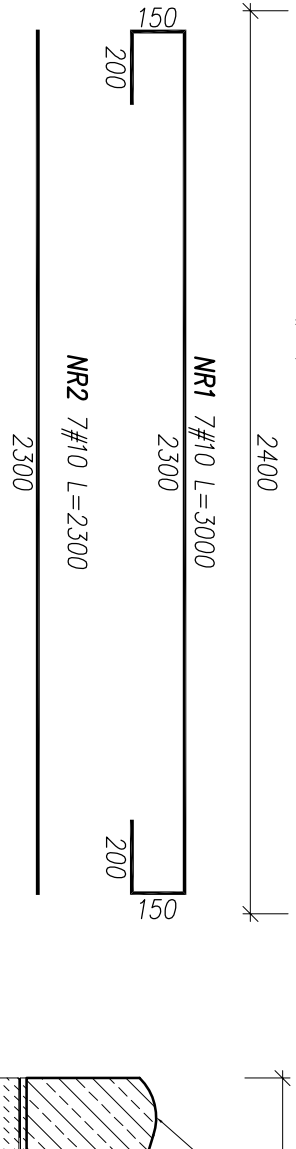



PRZEKRÓJ B-B
SKALA 1:20

SKALA 1:20

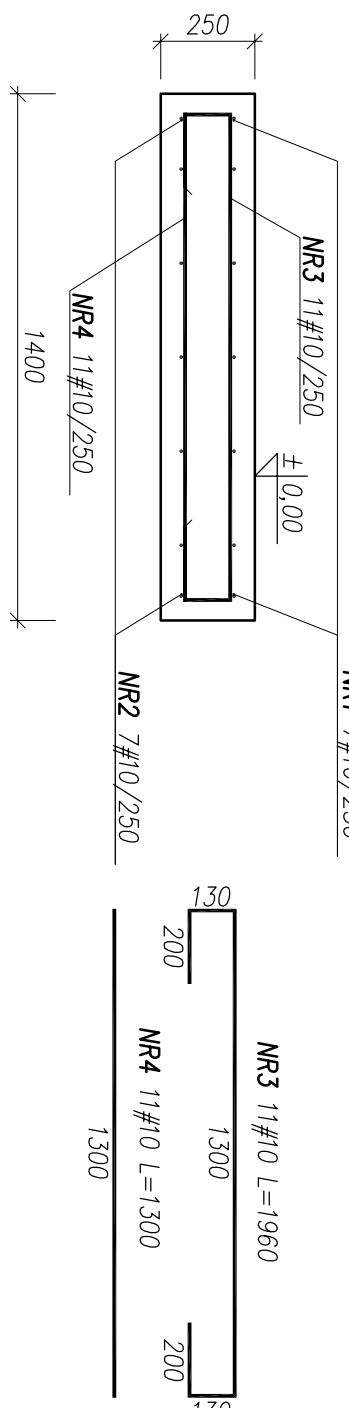


PUNKT ZLEWNY ŚCIEKÓW DOWOŻONYCH- RZUT

SKALA 1:20

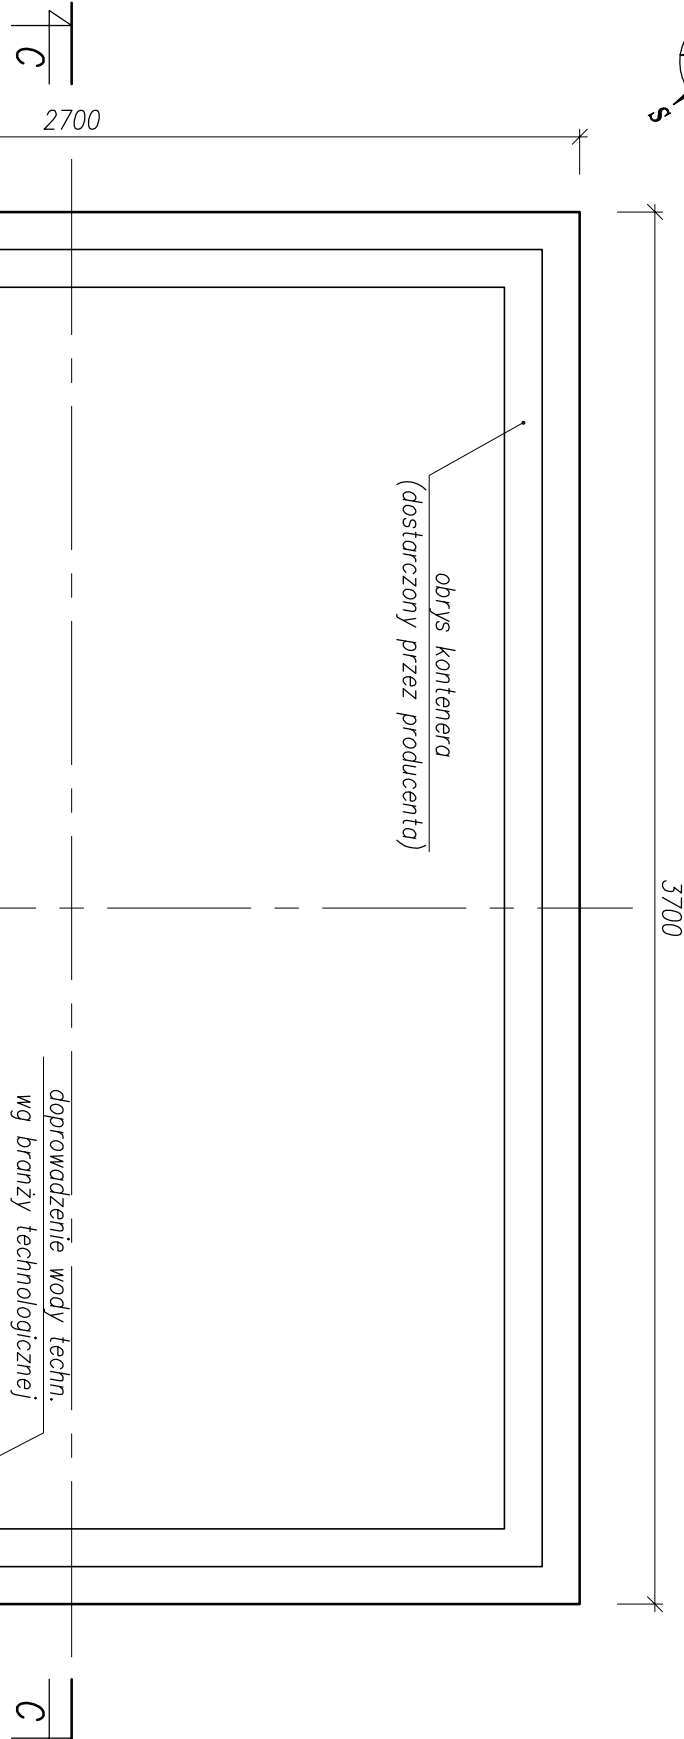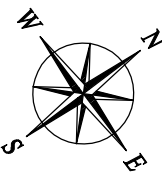


PRZEKRÓJ E-E
SKALA 1:20

SKALA 1:2

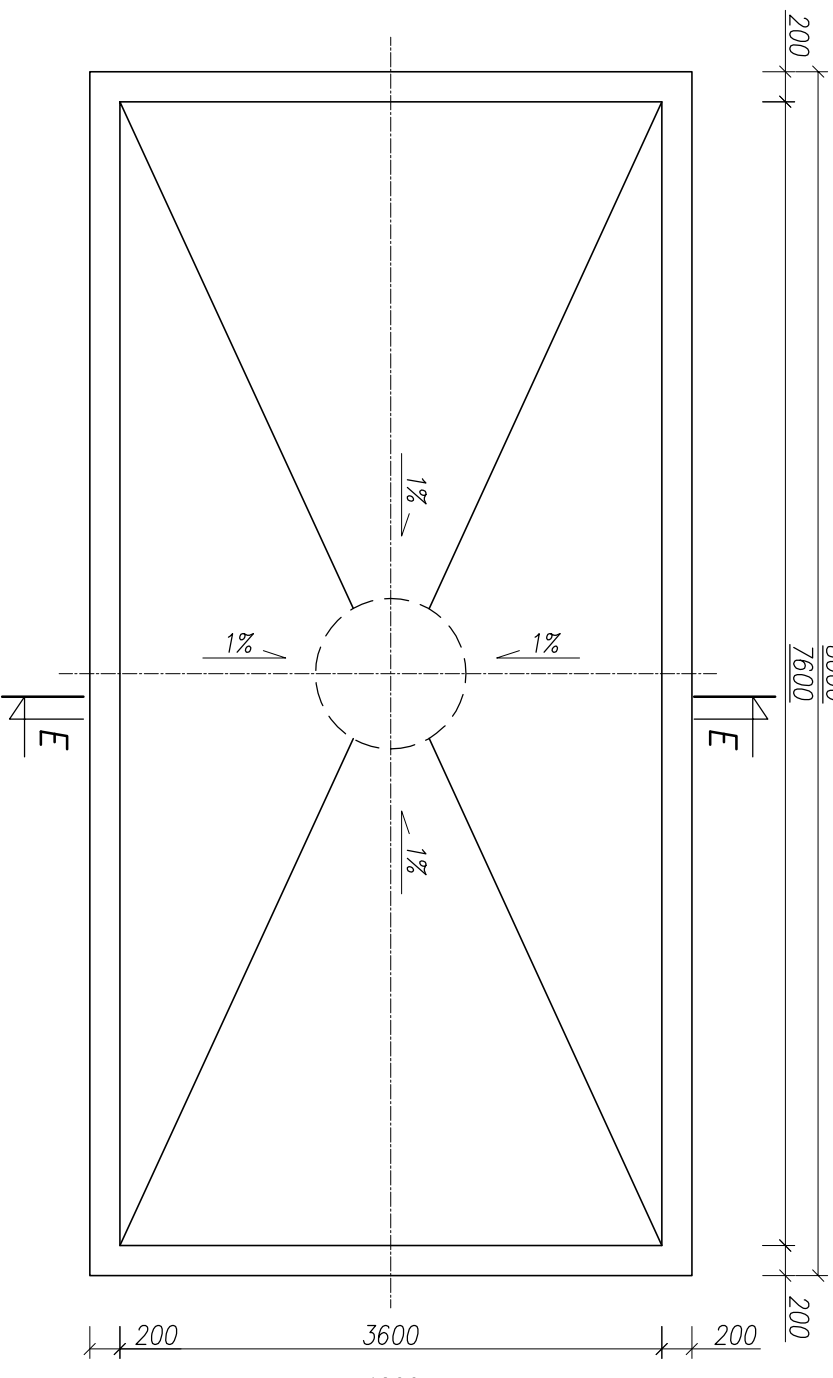

PRZEKRÓJ D-D
SKALA 1:20

SKALA 1:20

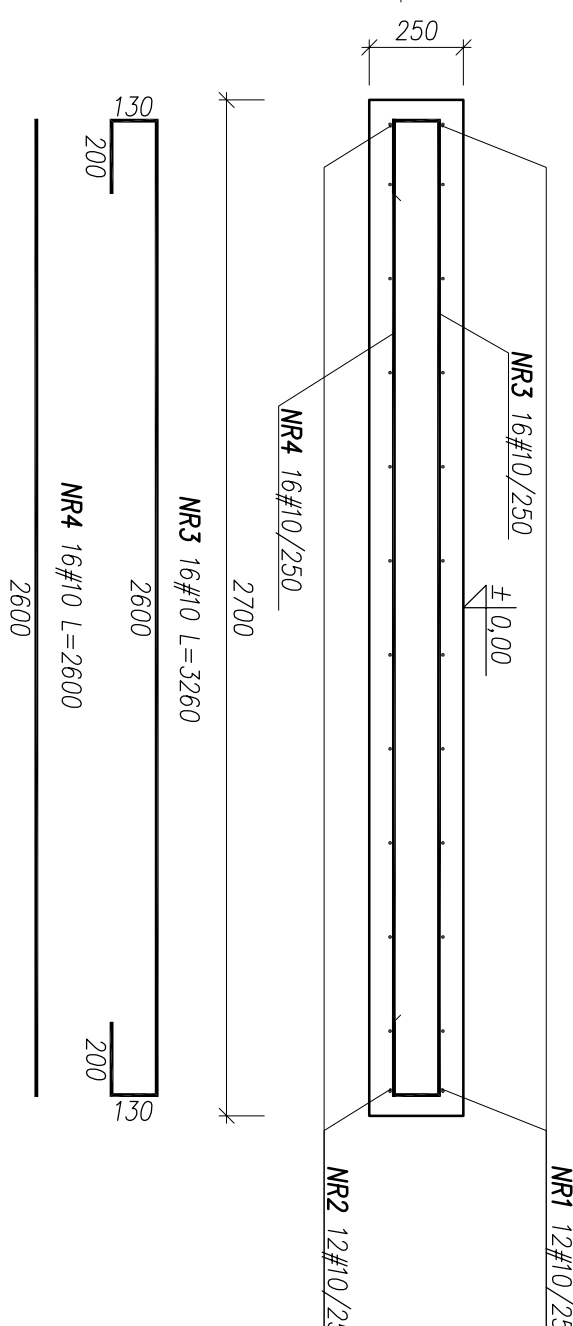

UWAGI:

1. Wymiary podano w milimetrach.
2. Beton – C25/30 XF3.
3. Stal zbrojeniowa – B500SP Epsta
4. Otulina – 5 cm.
5. Zbrojenie dopasować do szalunku.

1. Wymiary podano w milimetrach.
2. Beton – C25/30 XF3.
3. Stal zbrojeniowa – B500SP Epstal
4. Otulina – 5 cm.
5. Zbrojenie dopasować do szalunku.

2. Beton - C25/30 XF3.

3. Stal zbrojeniowa – B500SP Epstal

4. Utvrditi – u crta.

5. Zbrojenje dopas.

23

NBM Technologies

N B M
Technologia

NBM Technologie

NBM Technologie
Mroczo i Wspólnicy spółka
42-202 Częstochowa ul. Bór 14
tel/fax: 34 365-75-81

Technologia

NBM Technologie

42-202 Częstochowa ul. Bór 14
tel./fax: 34 365-75-81
e-mail: biuro@nbmtechnologie.pl

Technologia

NBM Technologie

42-202 Częstochowa ul. Bór 14
tel./fax: 34 365-75-81
e-mail: biuro@nbmtechnologie.pl

ZADANIE: PRZEBUDOWA I ROZBUDOWA OCZYSZCZALNI ŚCIEKÓW W MIEJSCOWOŚCI CZARNY DINAŁEC			
OBJEKT: OCZYSZCZALNIA ŚCIEKÓW W MIEJSCOWOŚCI CZARNY DINAŁEC, GMINA NOWY TARG			
INWESTOR:	PODPOLSKIE PRZEDSIĘWSTWOSTWO KOMUNALNE SP. Z O.O. AL. 175-LECIA 35A, 40-400 NOWY TARG		
NR EWID.	41.193/42/01, 4030.72, 4030.41, 4031.70, 4119/8		
ODZIEŁ:	00RB/0003		
NAZWA RTG:	FUNDAMENT STACJI ZLEWIEZI I JACA NAŁAZDOWA KONSTRUKCJA		
POSIADATEL:	NR PRZETARGU	SPRZĄTOWOZ	POCZĄTEK
mgr inż. Jacek Gurban	SK/38/49/PNO/11	WODOKANALIZACJA – PRZEBUDOWA I ROZBUDOWA OCZYSZCZALNI ŚCIEKÓW	12.2015
mgr inż. Paweł Orłak	NR ZAMÓWIENIA	PRZEBUDOWA I ROZBUDOWA OCZYSZCZALNI ŚCIEKÓW	12.2015
STACJA:	NR PRZETARGU	PRZEBUDOWA I ROZBUDOWA OCZYSZCZALNI ŚCIEKÓW	DATA
mgr inż. Magdalena Sulewska-Szaron	SK/103/19/PNO/05	WODOKANALIZACJA – PRZEBUDOWA I ROZBUDOWA OCZYSZCZALNI ŚCIEKÓW	12.2015