

PROJ. BUDYNEK ODWADNIANIA OSADÓW  
– RZUT – INSTALACJA WOD-KAN

1:50




4

3

2

1

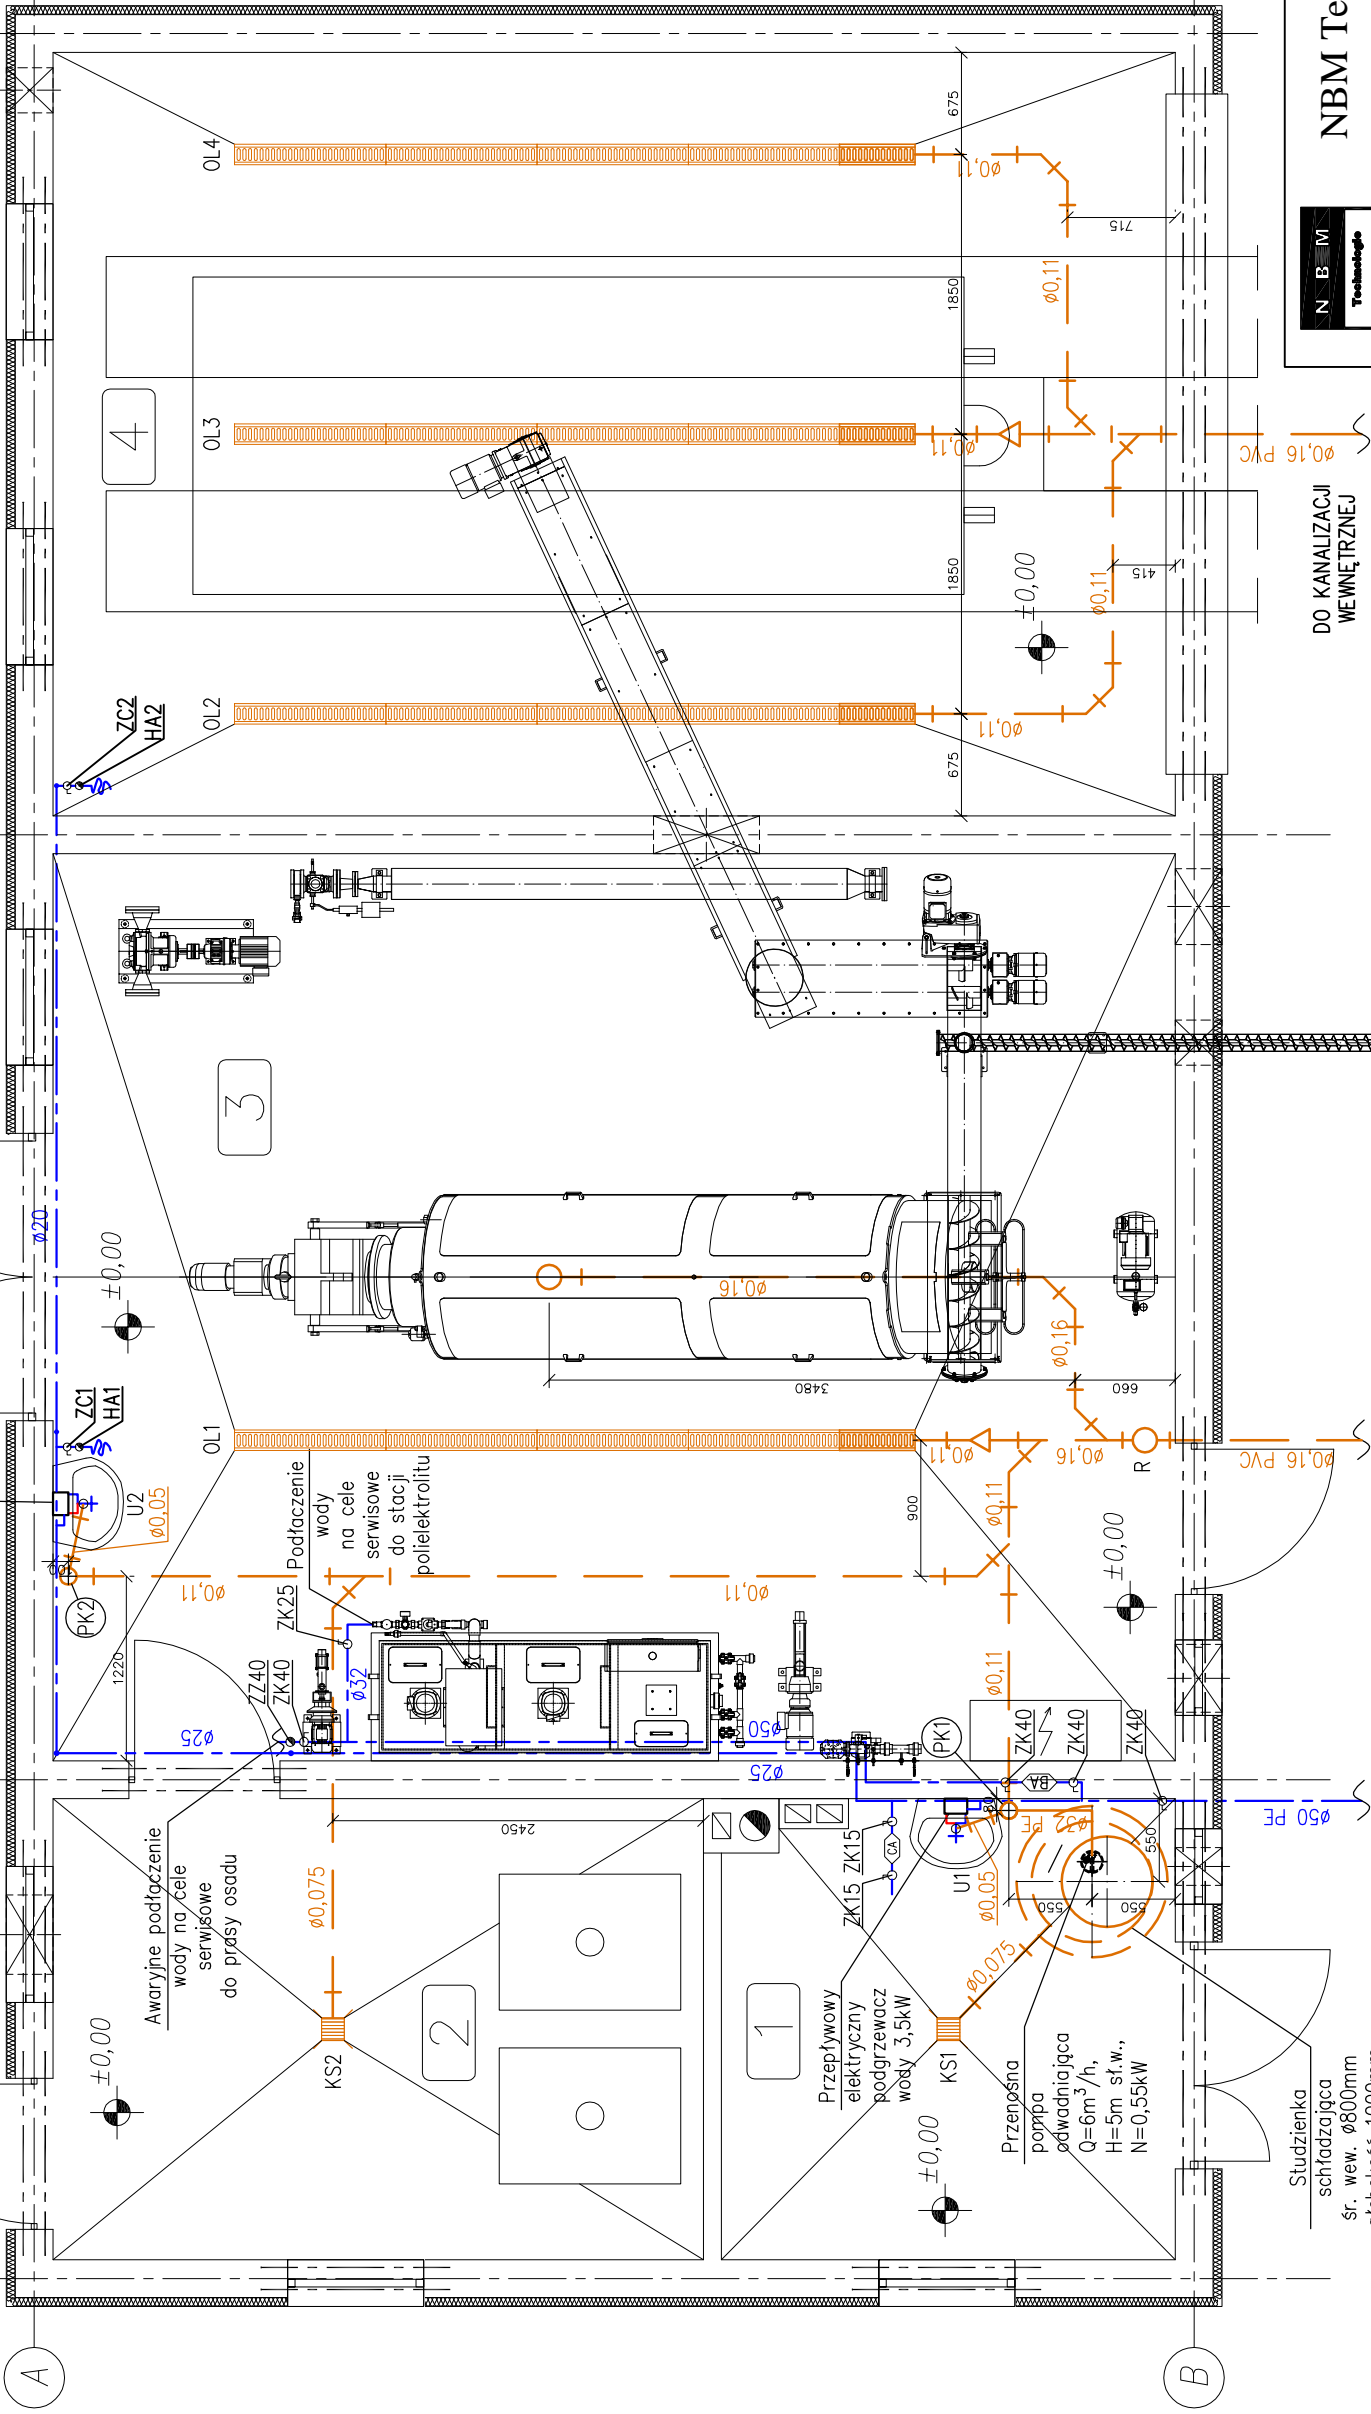

- LEGENDA:
- proj. woda zimna
  - proj. woda ciepła
  - proj. kanalizacja

OZNACZENIA:

- U – umywalka
- ZK – zawór kulowy odcinający, średnica zg. ze średnicą przewodu
- ZZ – zawór zwrotny, średnica zg. ze średnicą przewodu
- ZC – zawór czerpalny Dn15 ze złączką do węża
- HA – izolator przepływów zwrotnych 3/4" na przyłącze do węża
- BA – izolator przepływów zwrotnych typ BA, średnica zg. ze średnicą przewodu
- CA – izolator przepływów zwrotnych typ CA Dn15
- PK – pion kanalizacyjny
- KS – wpust podłogowy
- OL – odwodnienie liniowe
- R – rewizja pozioma

UWAGI:


- Projektowane rurociągi wody w budynku należy wykonać z rur PN10:
  - Ø32\*2,9 PP
  - Ø25\*2,3 PP
  - Ø20\*1,9 PP
- Projektowane przewody kanalizacji wewnętrznej należy wykonać z rur PP.



NBM Technologie

NBM Technologie  
Mrocza i Wspólnicy spółka jawna  
42-200 Częstochowa ul. Bór 143/157  
tel/fax: 34 365-75-81  
e-mail: biuro@nbmtechnologie.pl

ZESTAWIENIE POMIESZCZEŃ	
NR POM.	NAZWA POMIESZCZENIA
1	POMIESZCZENIE TECHNICZNE
2	MAGAZYN POLIELEKTROLITU
3	POM. ODWADNIANIA OSADU
4	POMIESZCZENIE KONTENERA

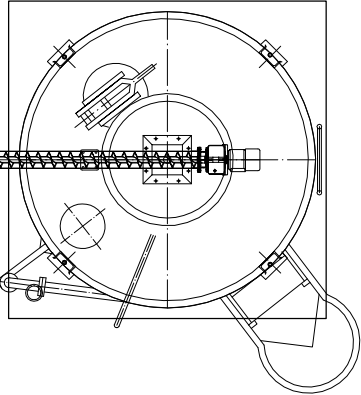

WODA CZYSTA

DO KANALIZACJI WEWNĘTRZNEJ

DO KANALIZACJI WEWNĘTRZNEJ

ZADANIE: PRZEBUDOWA I ROZBUDOWA OCZYSZCZALNI ŚCIEKÓW W MIEJSCOWOŚCI CZARNY DUNAEC WRAZ Z INFRASTRUKTURĄ TOWARZYSZĄCĄ		STANOWI DOKUMENTACJĄ	
OBIEKT: OCZYSZCZALNIA ŚCIEKÓW W MIEJSCOWOŚCI CZARNY DUNAEC		PW	
INWESTOR: PODHALANSKIE PRZEDSIĘBIORSTWO KOMUNALNE SP. Z O.O. AL. TYSIĄCLECIA 35A, 34-400 NOWY TARG		CZĘŚĆ TECHNICZNO-SANITARNĄ	
NR EWID. 4119/5, 4119/8, 4030/41, 4031/7, 4031/10, 4030/2		SKALA: 1:50	
DZIAŁEK: OBREB 0003 CZARNY DUNAEC		NR RYSUNKU	
NAZWA RYS.: PROJ. BUDYNEK ODWADNIANIA OSADÓW – RZUT – INSTALACJA WOD-KAN		S-19	
PROJEKTOWAŁ: mgr inż. Tomasz Tarapocz	NR UPRAWNIENI: SLK/3144/PWOS/10	SPECJALNOŚĆ: TECHNICZNO-SANITARNIA	DATA: 12.2015
OPRACOWAŁ: mgr inż. Izabela Ściubidło	NR UPRAWNIENI:	SPECJALNOŚĆ: TECHNICZNO-SANITARNIA	DATA: 12.2015
SPRAWDZIŁ: mgr inż. Teresa Syc-Wójcik	NR UPRAWNIENI: SLK/1030/PWOS/05	SPECJALNOŚĆ: TECHNICZNO-SANITARNIA	DATA: 12.2015