

MAPA DO CELÓW PROJEKTOWYCH
dla działki ewidencyjnej 955/1


Jednostka ewid.: I21104_2 Czorsztyn
obręb: 0005 Mizerna
skala: 1:500
GK.6640.684.2016 "A"

sekcja: 7.III.14.03.1.2 (1.4)
obiekt: Przepompownia Mizerna
układ XY: "2000"
poziom odniesienia "Kronszląd 86"

Granice wschodnia, zachodnia i południowa działki ewid. 955/1 zostały ustalone w terenie i można projektować budynki w odległości nie większej niż 4.0m od granic nieruchomości.
Granica północna działki ewid. 955/1 nie została ustalona w terenie i nie można projektować budynków w odległości nie większej niż 4.0m od granic nieruchomości.
W księdze wieczyste NSIT/00130992/4 brak jest wpisów dotyczących służebności gruntowych.
W opracowywanym zakresie brak jest zatwierdzonych na naradach koordynacyjnych projektów.

linia rozgraniczająca tereny o różnym przeznaczeniu

- LEGENDA:**
- Z - ZASUWA NOŻOWA PODZIEMNA DN250
 - S1 - PROJ. STUDNIA POŁĄCZENIOWA DN800
 - P1 - PROJ. POMPOWNI ŚCIEKÓW SUROWYCH DN2000
WRAZ Z KRATĄ KOSZOWĄ
 - E1 - PROJ. SZAFĄ ZASIL.-STEROWNICZĄ
 - E2 - PROJ. KABEL ZASILAJĄCY
 - + - DO LIKWIDACJI
 - TEREN UTWARDZONY (KOSTKA)
 - 955/1 - NR DZIAŁKI
 - PROJ. RUROCIĄG TŁOCZNY
 - PROJ. KANALIZACJA GRAWITACYJNA
 - eNN - PROJ. OBIEKTY
 - PROJ. UTWARDZENIE TERENU
 - PROJ. ELEKTRYKA
 - PROJ. OGRODZENIE

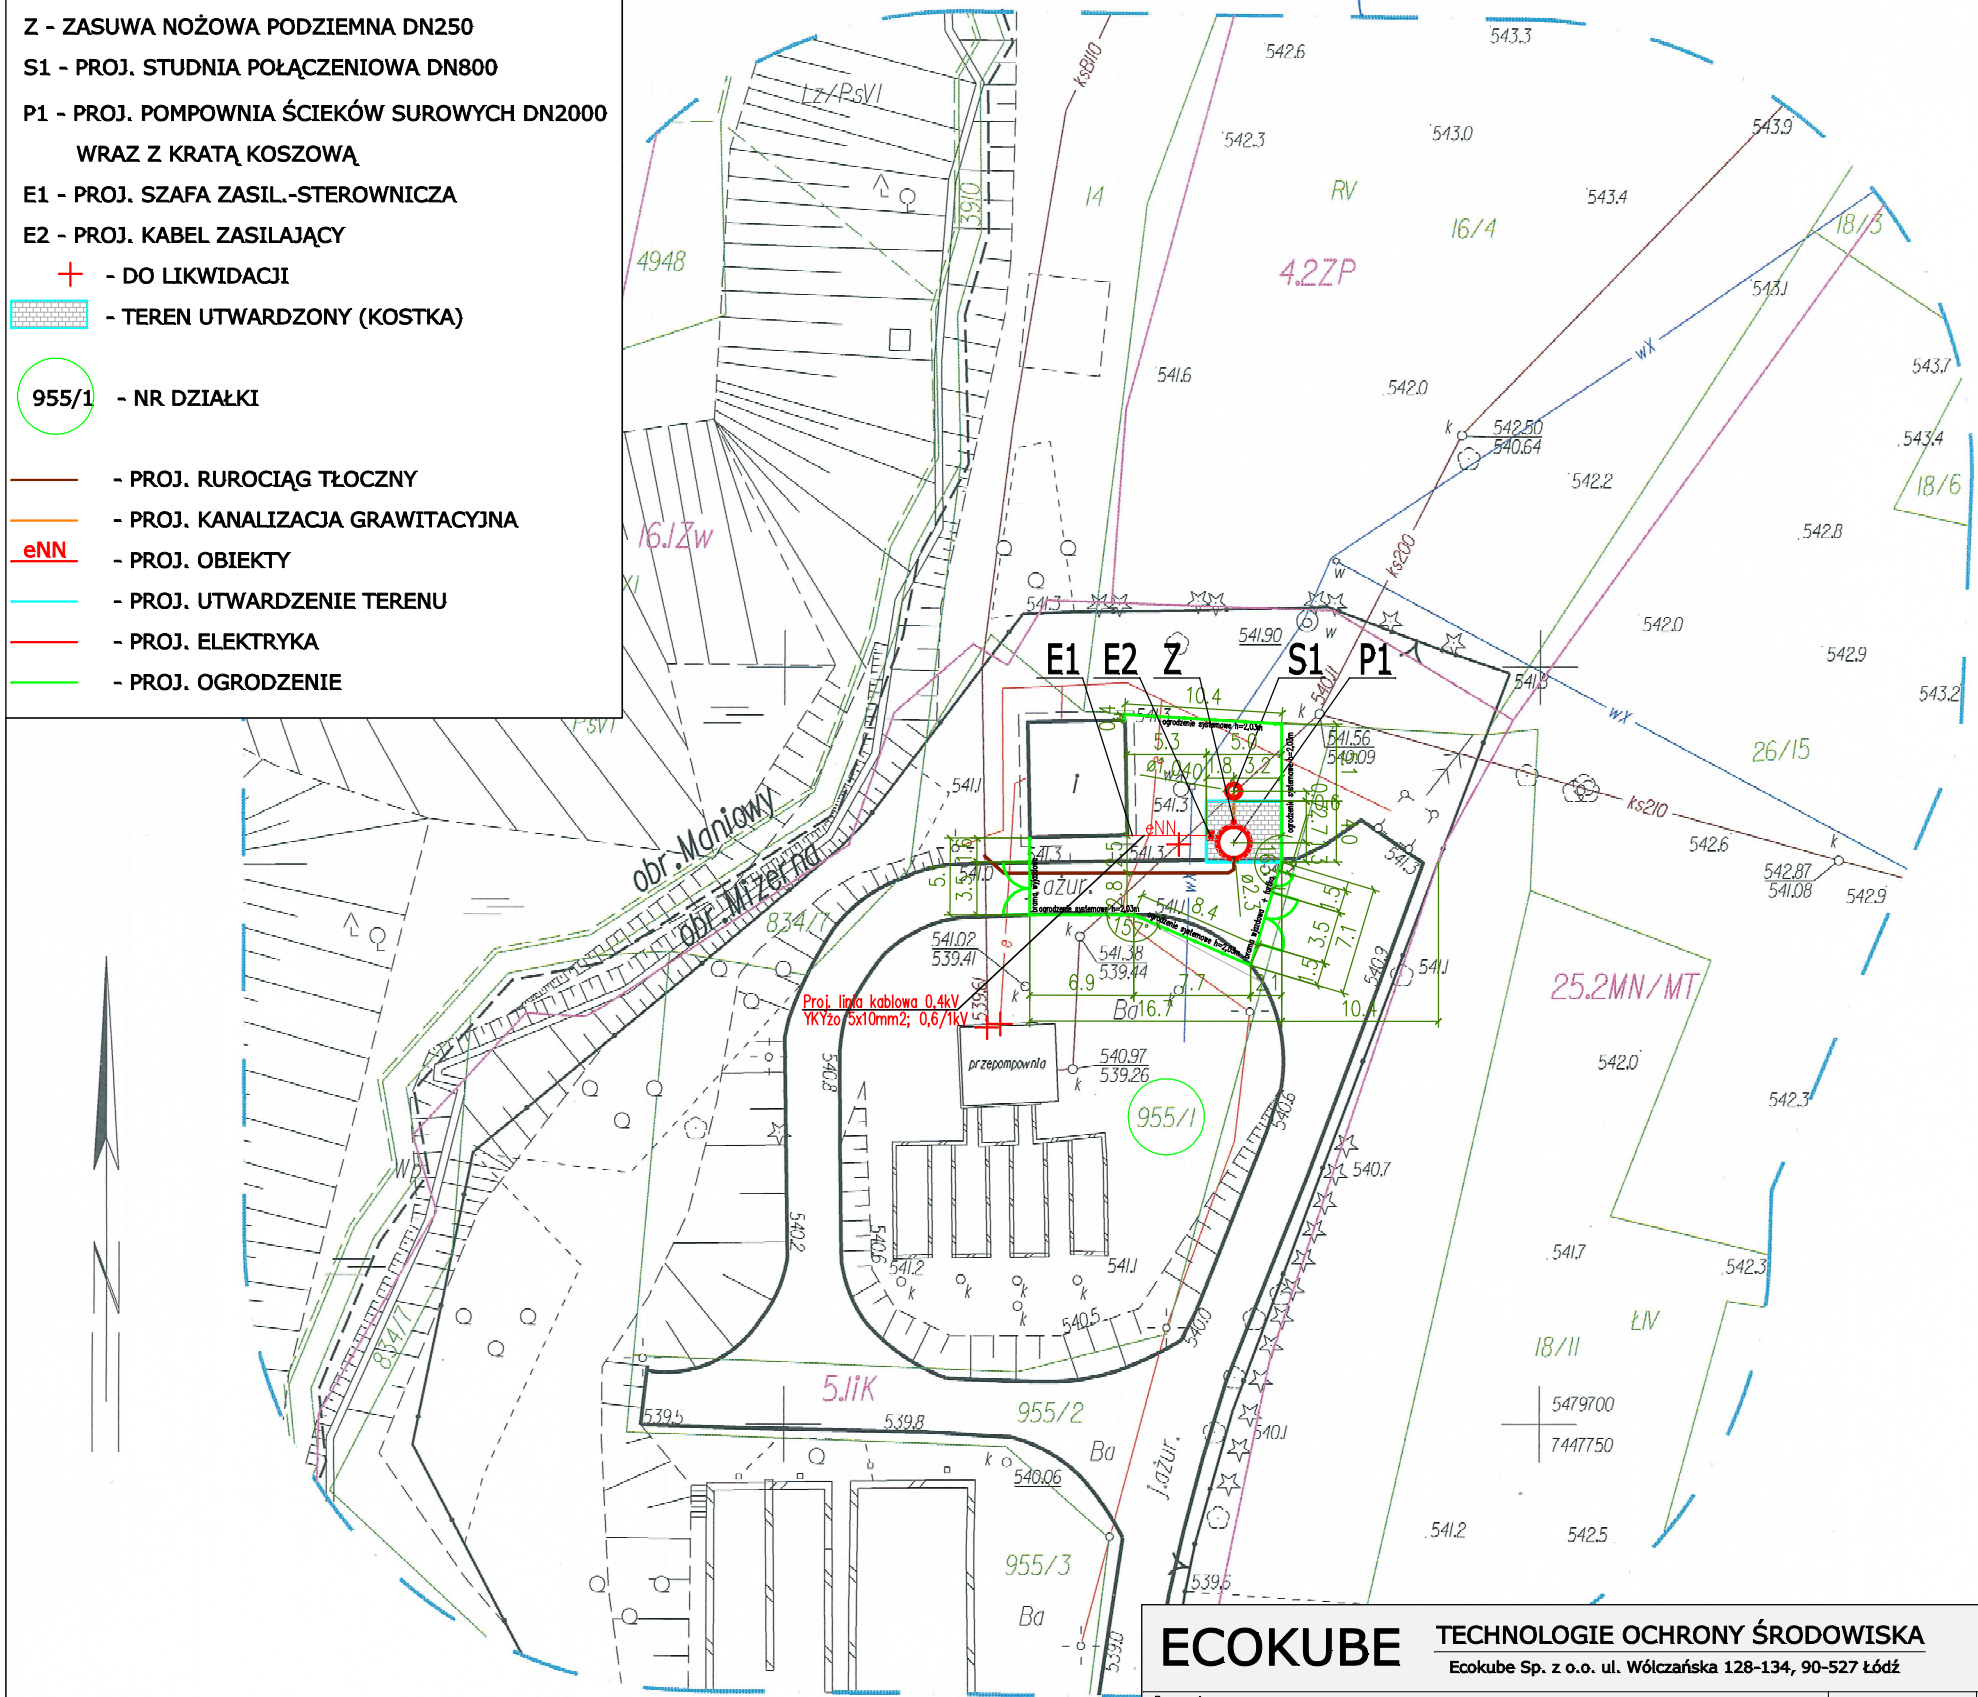

WSPÓŁRZĘDNE P-KTÓW ZAŁOMU TRASY KABLOWEJ		
Lp	X	Y
E1	5479738.949	7447722.700
E2	5479738.942	7447728.084

- UWAGI:**
- Kable układać zgodnie z postanowieniami prenormy N-SEP E 004 "Elektroenergetyczne i sygnalizacyjne linie kablowe. Projektowanie i budowa"
 - Kable zasilające w miejscach kolizji chronić rurami ochronnymi fi 110.

Poświadczam, że niniejszy dokument został opracowany w wyniku prac geodezyjnych i kartograficznych, których rezultaty zawiera operat techniczny wpisany do ewidencji materiałów państwowego zasobu geodezyjnego i kartograficznego
Starostwo Powiatowe w Nowym Targu
ul. Bolesława Wstydliwego 14
34-400 Nowy Targ
P.1211.2016.1593
Identyfikator ewidencyjny materiału zasobu - operatu technicznego

20.04.2016

Data wpisania operatu technicznego do ewidencji materiałów

Imię, nazwisko i podpis osoby sporządzającej operat

Agata Szymon Indeka
STARSZY GEODETA
5479800
7447750

PRACOWNIA GEODEZYJNA
Szymon Indeka
Rynek 3, 34-400 Nowy Targ
tel. 665-303-406
NIP: 638-168-35-06 REGON: 121505261

ECOKUBE TECHNOLOGIE OCHRONY ŚRODOWISKA
Ecokube Sp. z o.o. ul. Wólczańska 128-134, 90-527 Łódź

Inwestor: Podhalańskie Przedsiębiorstwo Komunalne Sp. z o.o. ul. Tysiąclecia 35A, 34-100 Nowy Targ	Branża:	Faza:
Nazwa inwestycji: "Opracowanie dokumentacji projektowo-kosztorysowej Modernizacji oczyszczalni ścieków w Trybszu"	IE	PW
Tytuł rysunku: Plan zagospodarowania terenu	Skala: 1:500	Data: 05.2016
Projektował: inż. Janusz Warzecha	Nr uprawnień: ŁOD/0249/POOE/04	Podpis:
Opracował: inż. Janusz Warzecha	Nr uprawnień: ŁOD/0249/POOE/04	Podpis:
Sprawił: Adam Kniżewski	Nr uprawnień: 1045/EL/86	Podpis:
E-01		

GEODETA
mgr inż. Szymon Indeka
nr upr. zawodowych 21540