




PODCIĄG P1 SZT.1
SKALA 1:20

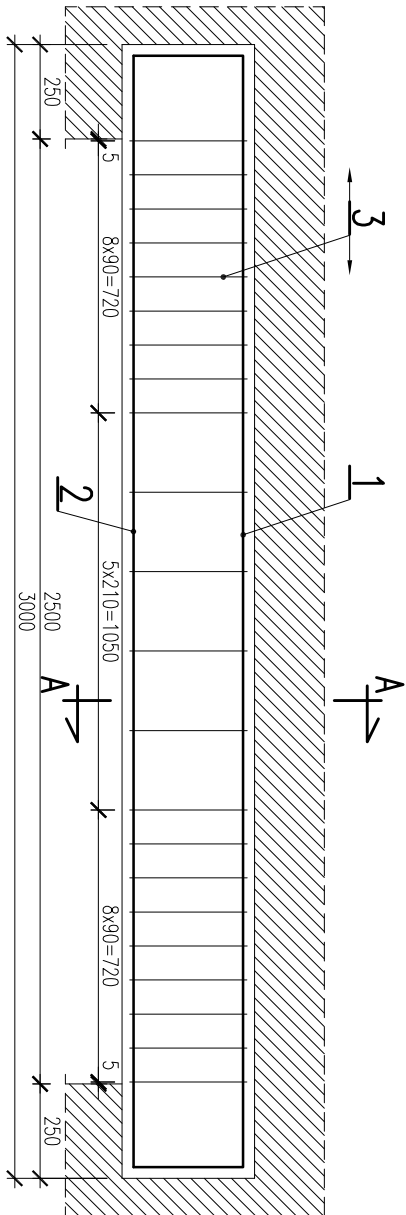


PRZĘKRÓJ A-A
SKALA 1:20

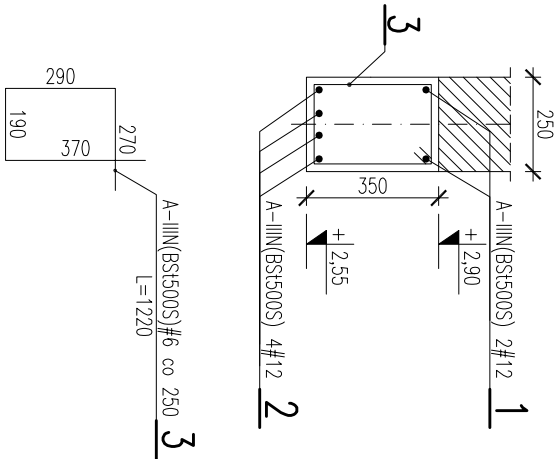

PODCIĄG P2 SZT.1
SKALA 1:20

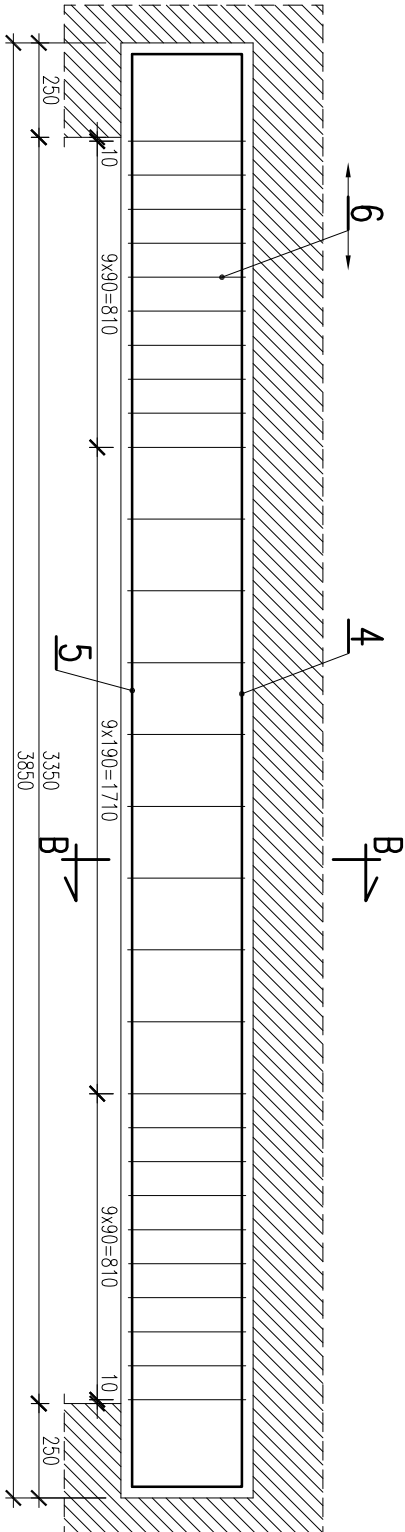

PRZĘKRÓJ B-B
SKALA 1:20

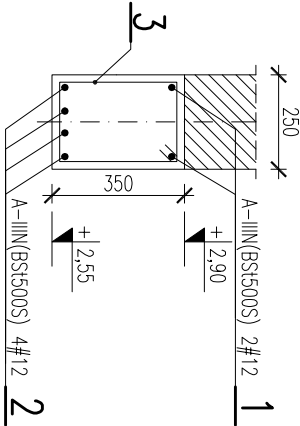

BETON C20/25;
STAL ZBROJENIOWA: A-IIIN(BSt500S);
OTULINY: 30mm

TEMAT RYSUNKU:	PODCIĄG P1; P2 - RYS.ZBROJENIOWY
OBIEKT:	PRZEBUDOWA I ROZBUDOWA OCZYSZCZALNI ŚCIEKÓW we FRYDMIANIE

OCZYSZCZALNIA ŚCIEKÓW - STACJA ODWADNIANIA OSADU			
IMIE I NAZWISKO	NR UPR.	PODPIS	
PROJEKTOWAŁ mgr inż. Andrzej BRODOWSKI	107/SZ/85		
OPRACOWAŁ mgr inż. Marcin KONCEWICZ			
SPRAWDZIŁ mgr inż. R.KLEMENTA			
BRANŻA KONSTRUKCJA	DATA	SKALA	NR RYSUNKU
STADIUM P.W.	05.2017	1:20	1.7

KONSTRUKCYJNA
P R A C O W N I A
PROJEKTOWA

tel./fax: (091) 462 - 74 - 60
e-mail: konstrukcja@post.pl

Konstrukcja

Rozpozyczenie i powloenie dokumentacji bez zgody posiadacza praw autorskich jest zabronione.
Dz.U.24/1994, poz.83, Art.115-118