

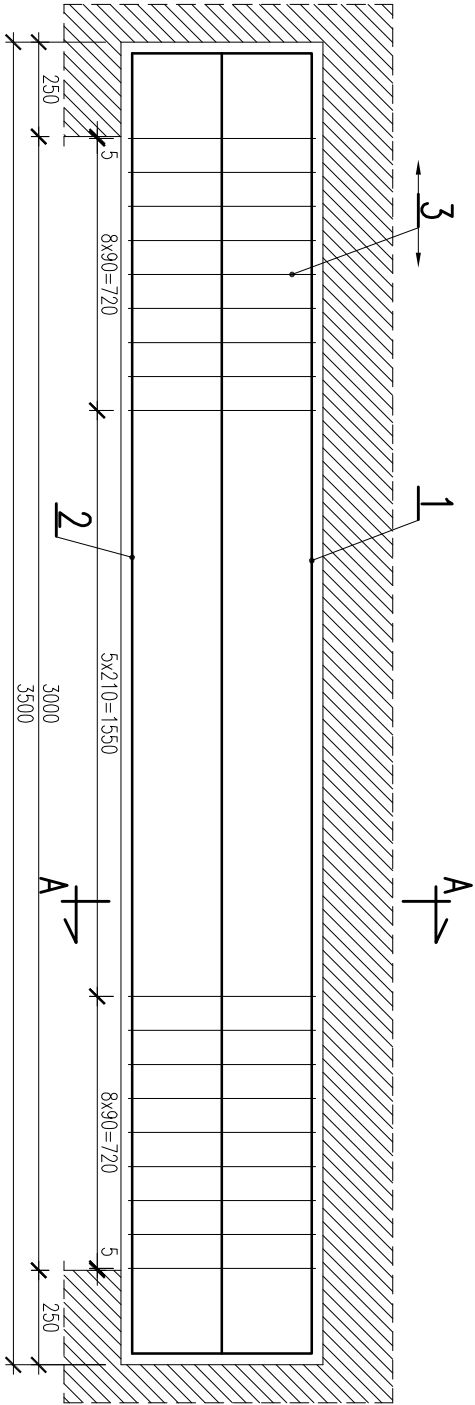


PODCIĄG P3 SZT.1
SKALA 1:20

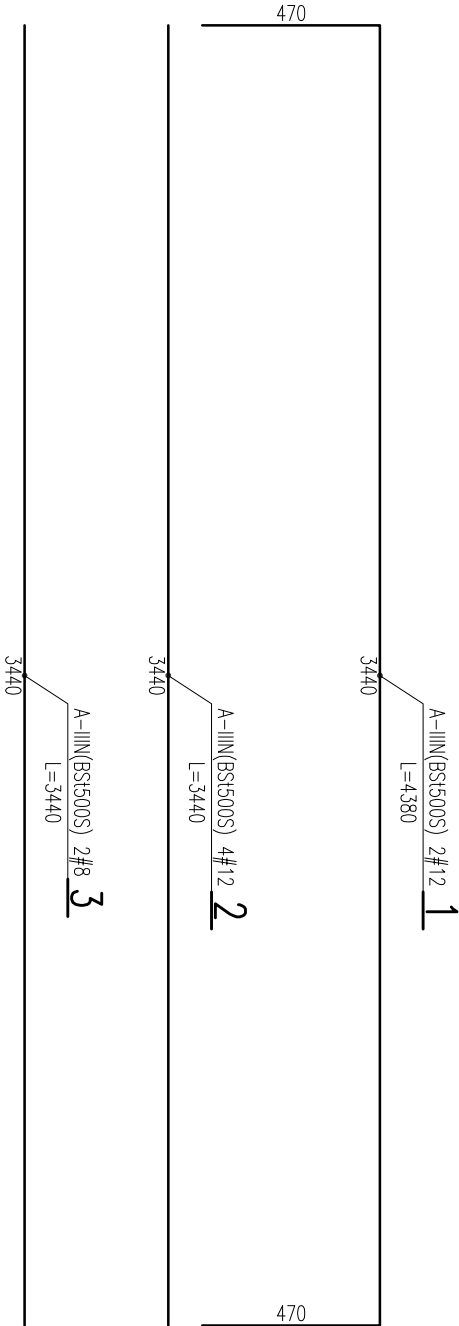

PRZEKRÓJ A-A
SKALA 1:20

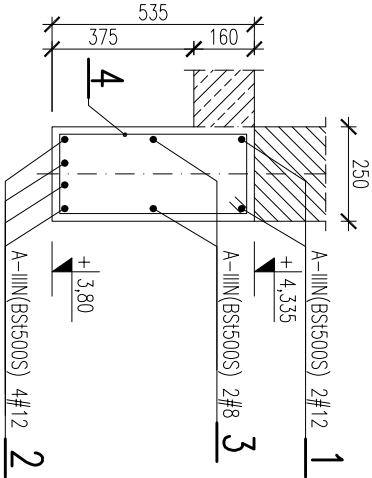

BETON C20/25;
STAL ZBROJENIOWA: A-IIIN(BSt500S);
OTULINY: 30mm

TEMAT RYSUNKU:	PODCIĄG P3 - RYS.ZBROJENIOWY
-------------------	---------------------------------

OBIEKT:	PRZEBUDOWA I ROZBUDOWA OCZYSZCZALNI ŚCIEKÓW we FRYDMANIE
	OCZYSZCZALNIA ŚCIEKÓW - ZBIORNIK RETENCYJNY / BUDYNEK SIOPŁASKOWNIKA

	IMIĘ I NAZWISKO	NR UPR.	PODPIS
PROJEKTOWAŁ	mgr inż. Andrzej BRODOWSKI	107/SZ/85	
OPRACOWAŁ	mgr inż. Marcin KONCEWICZ		
SPRAWDZIŁ	mgr inż. R.KLEMIATA	258/SZ/87	
BRANŻA	KONSTRUKCJA	DATA	NR RYSUNKU
STADIUM	P.W.	05.2017	SKALA 1:20 2.10

KONSTRUKCYJNA
P R A C O W N I A
PROJEKTOWA

Konstrukcja

tel./fax: (091) 462 - 74 - 60
e-mail: konstrukcja@post.pl

Rozporządzenie i powołanie dokumentacji bez zgody posiadacza praw autorskich jest zabronione.
Dz.U.24/1994, poz.83, Art.115-118