

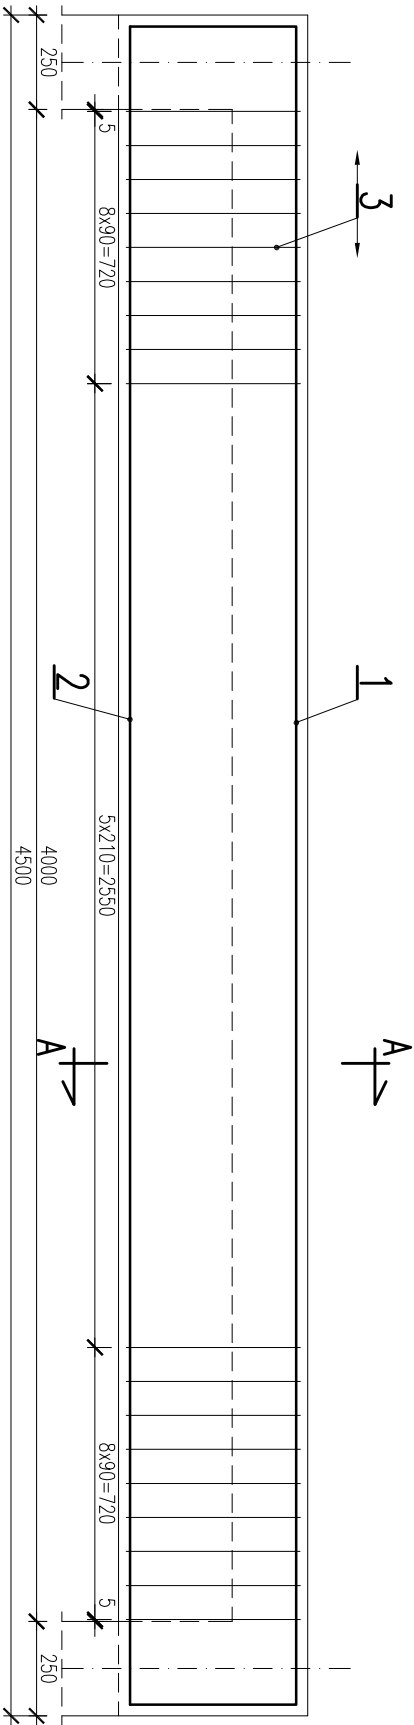


PODCIĄG P1 SZT.2
SKALA 1:20

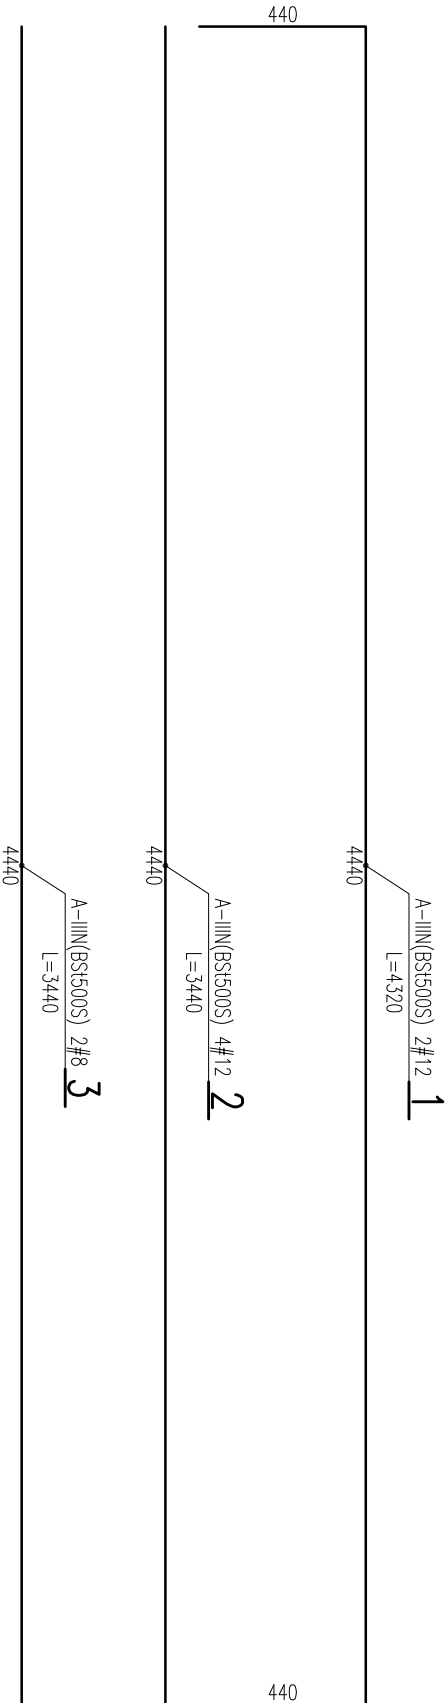

PRZEKROJ A-A
SKALA 1:20

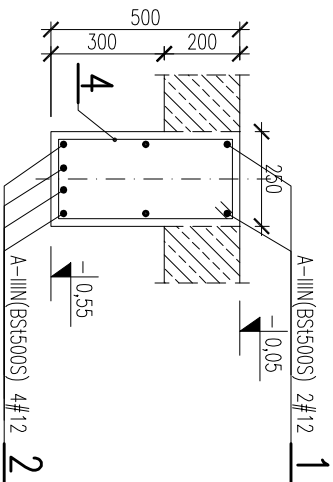

BETON C20/25;
STAL ZBROJENIOWA: A-IIIN(BSt500S);
OTULINY: 30mm

TEMAT RYSUNKU:	PODCIĄG P1 - RYS.ZBROJENIOWY
OBIEKT:	PRZEBUDOWA I ROZBUDOWA OCZYSZCZALNI ŚCIEKÓW W FRYDMANIE

PROJEKTOWAŁ	mgr inż. Andrzej BRODOWSKI	NR UPR.	107/SZ/85	PODPIS	
OPRACOWAŁ	mgr inż. Marcin KONCEWICZ				
SPRAWDZIŁ	mgr inż. R.KLEMENTA				
BRANŻA	KONSTRUKCJA	DATA	05.2017	SKALA	1:20
STADIUM	P.W.	DATA	05.2017	SKALA	1:20

KONSTRUKCYJNA
P R A C O W N I A
PROJEKTOWA

tel./fax: (091) 462 - 74 - 60
e-mail: konstrukcja@post.pl

Konstrukcja

Rozporządzenie i powołanie dokumentacji bez zgody posiadacza praw autorskich jest zabronione.
Dz.U.24/1994, poz.83, Art.115-118