


jednostka ewid.: Łąskie Niżeczka: 7.111.14.01.3.2  
 obręb: Frydman obiekt: OŚ Frydman  
 skala: 1:500 układ XY: "2000"  
 GK.6640.xxxx.2015 poziom odniesienia Kronsztadt

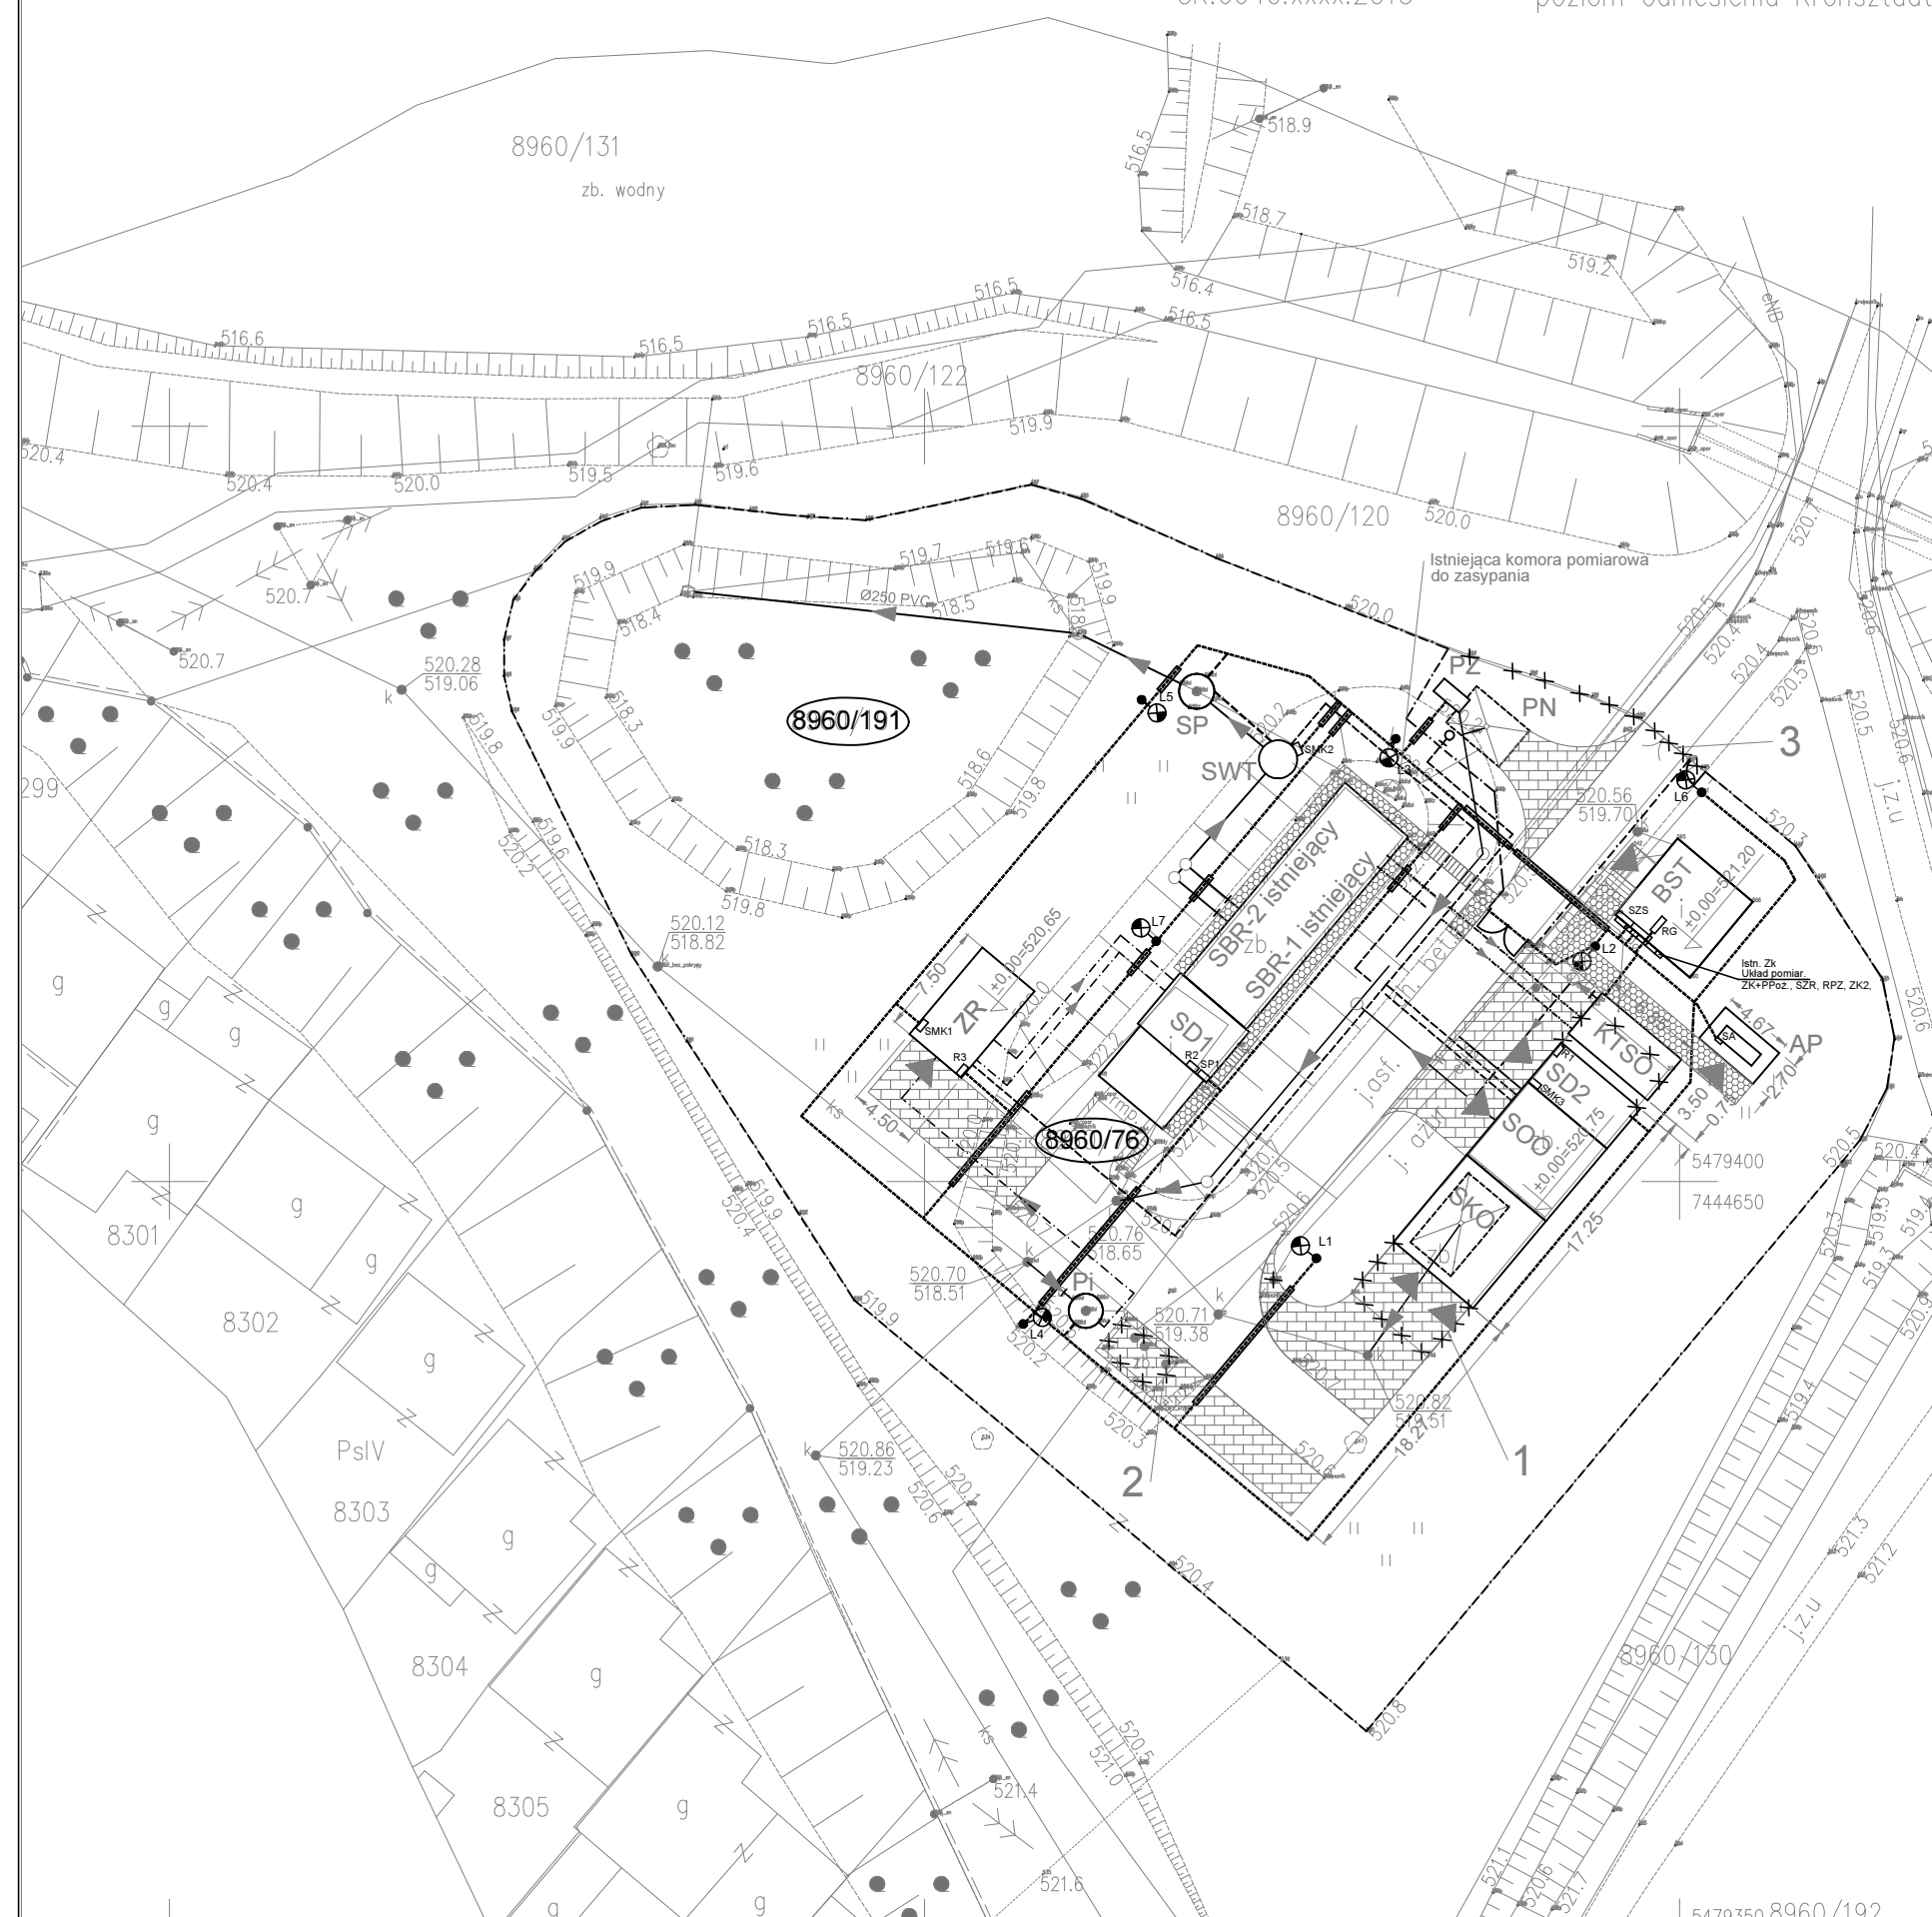

	-	ścieki surowe		Trasa kabli elektroenergetycznych
	-	ścieki oczyszczone		Stup oświetlenia terenu
	-	osad nadmierny		Rura osłonowa na kabel nN
	-	wody nadosadowe		Likwidacje
	-	sprężone powietrze		
	-	woda		
	-	woda technologiczna		
	-	ogrodzenie		
				
				

PZ - punkt zlewny ścieków dowożonych,  
PN - płyta najazdowa]  
ZR - zbiornik retencyjny V=84 m3  
+sitopiaskownik

SWT - zbiornik wody technologicznej  
KTSO - komora tlenowej stabilizacji osadu  $V=76,2 \text{ m}^3$   
SOO - stacja odwadniania osadu  
SKO - stanowisko kontenera osadu  
SD2 - stacja dmuchaw Nr 2  
AP - agregat prądowłczy

Pi - przepompownia ścieków surowych  
+ krata koszowa

SBR-1 - zbiornik reaktora biologicznego Nr 1, V=172,8 m3

SBR-2 - zbiornik reaktora biologicznego Nr 2, V=172,8 m3

SP - studnia pomiarowa

SD1 - stacja dmuchaw Nr 1

BST - budynek socjalno-techniczny

- wymiana ogrodzenia oczyszczalni ścieków wraz z bramą wjazdową i furtką

- wymiana rurociągu ścieków oczyszczonych Ø250mm PVC na odcinku

$L=34,7 \text{ m}$

1. - poletko osadowe
2. - zbiornik ścieków dowożonych
3. - część ogrodzenia wraz z bramą wjazdową i furtką
4. - staw biologiczny

**NADZÓR I BUDOWA OCZYSZCZALNI ŚCIEKÓW I KANALIZACJI SANITARNYCH W SYSTEMIE GENERALNEGO WYKONAWSTWA**  
tel. 91 40 40 772 71-063 Szczecin; ul. Ks. Witolda 7-9 pok.111  
adres: e-mail - [biuro@buildingltd.eu](mailto:biuro@buildingltd.eu) NIP 764-265-19-32; Regon 301669210

Inwestor:

Podhalańskie Przedsiębiorstwo Komunalne Sp. z o.o.  
34-400 Nowy Targ, Al. Tysiąclecia 35A

Inwestycja:	Przebudowa i rozbudowa oczyszczalni ścieków we Frydmanie
-------------	--

<p>Projektował:</p> <p><b>inż. Tomasz Więcek</b>  Upr. Nr MAP/0177/PWOE/07</p> <p>do projektowania bez ograniczeń w specjalności instalacyjnej w zakresie sieci, instalacji i urządzeń elektrycznych i elektroenergetycznych</p>	<p>Sprawdził:</p> <p><b>mgr inż. Artur Gawęłczyk</b>  Upr. Nr MAP/0039/PWOE/11</p> <p>do projektowania bez ograniczeń w specjalności instalacyjnej w zakresie sieci, instalacji i urządzeń elektrycznych i elektroenergetycznych</p>
--	--

<p>Objekt:</p> <p>Oczyszczalnia ścieków</p>	<p>Nazwa rys.:</p> <p>Plan zagospodarowania terenu</p>
---	--

Data: 05.2017r.	Stadium: Projekt Wykonawczy	Skala: 1 : 500	Nr rys.: 3.71
--------------------	--------------------------------	-------------------	------------------